




SCHEMA DELLA RETE VIABILITICA - scala 1:10000

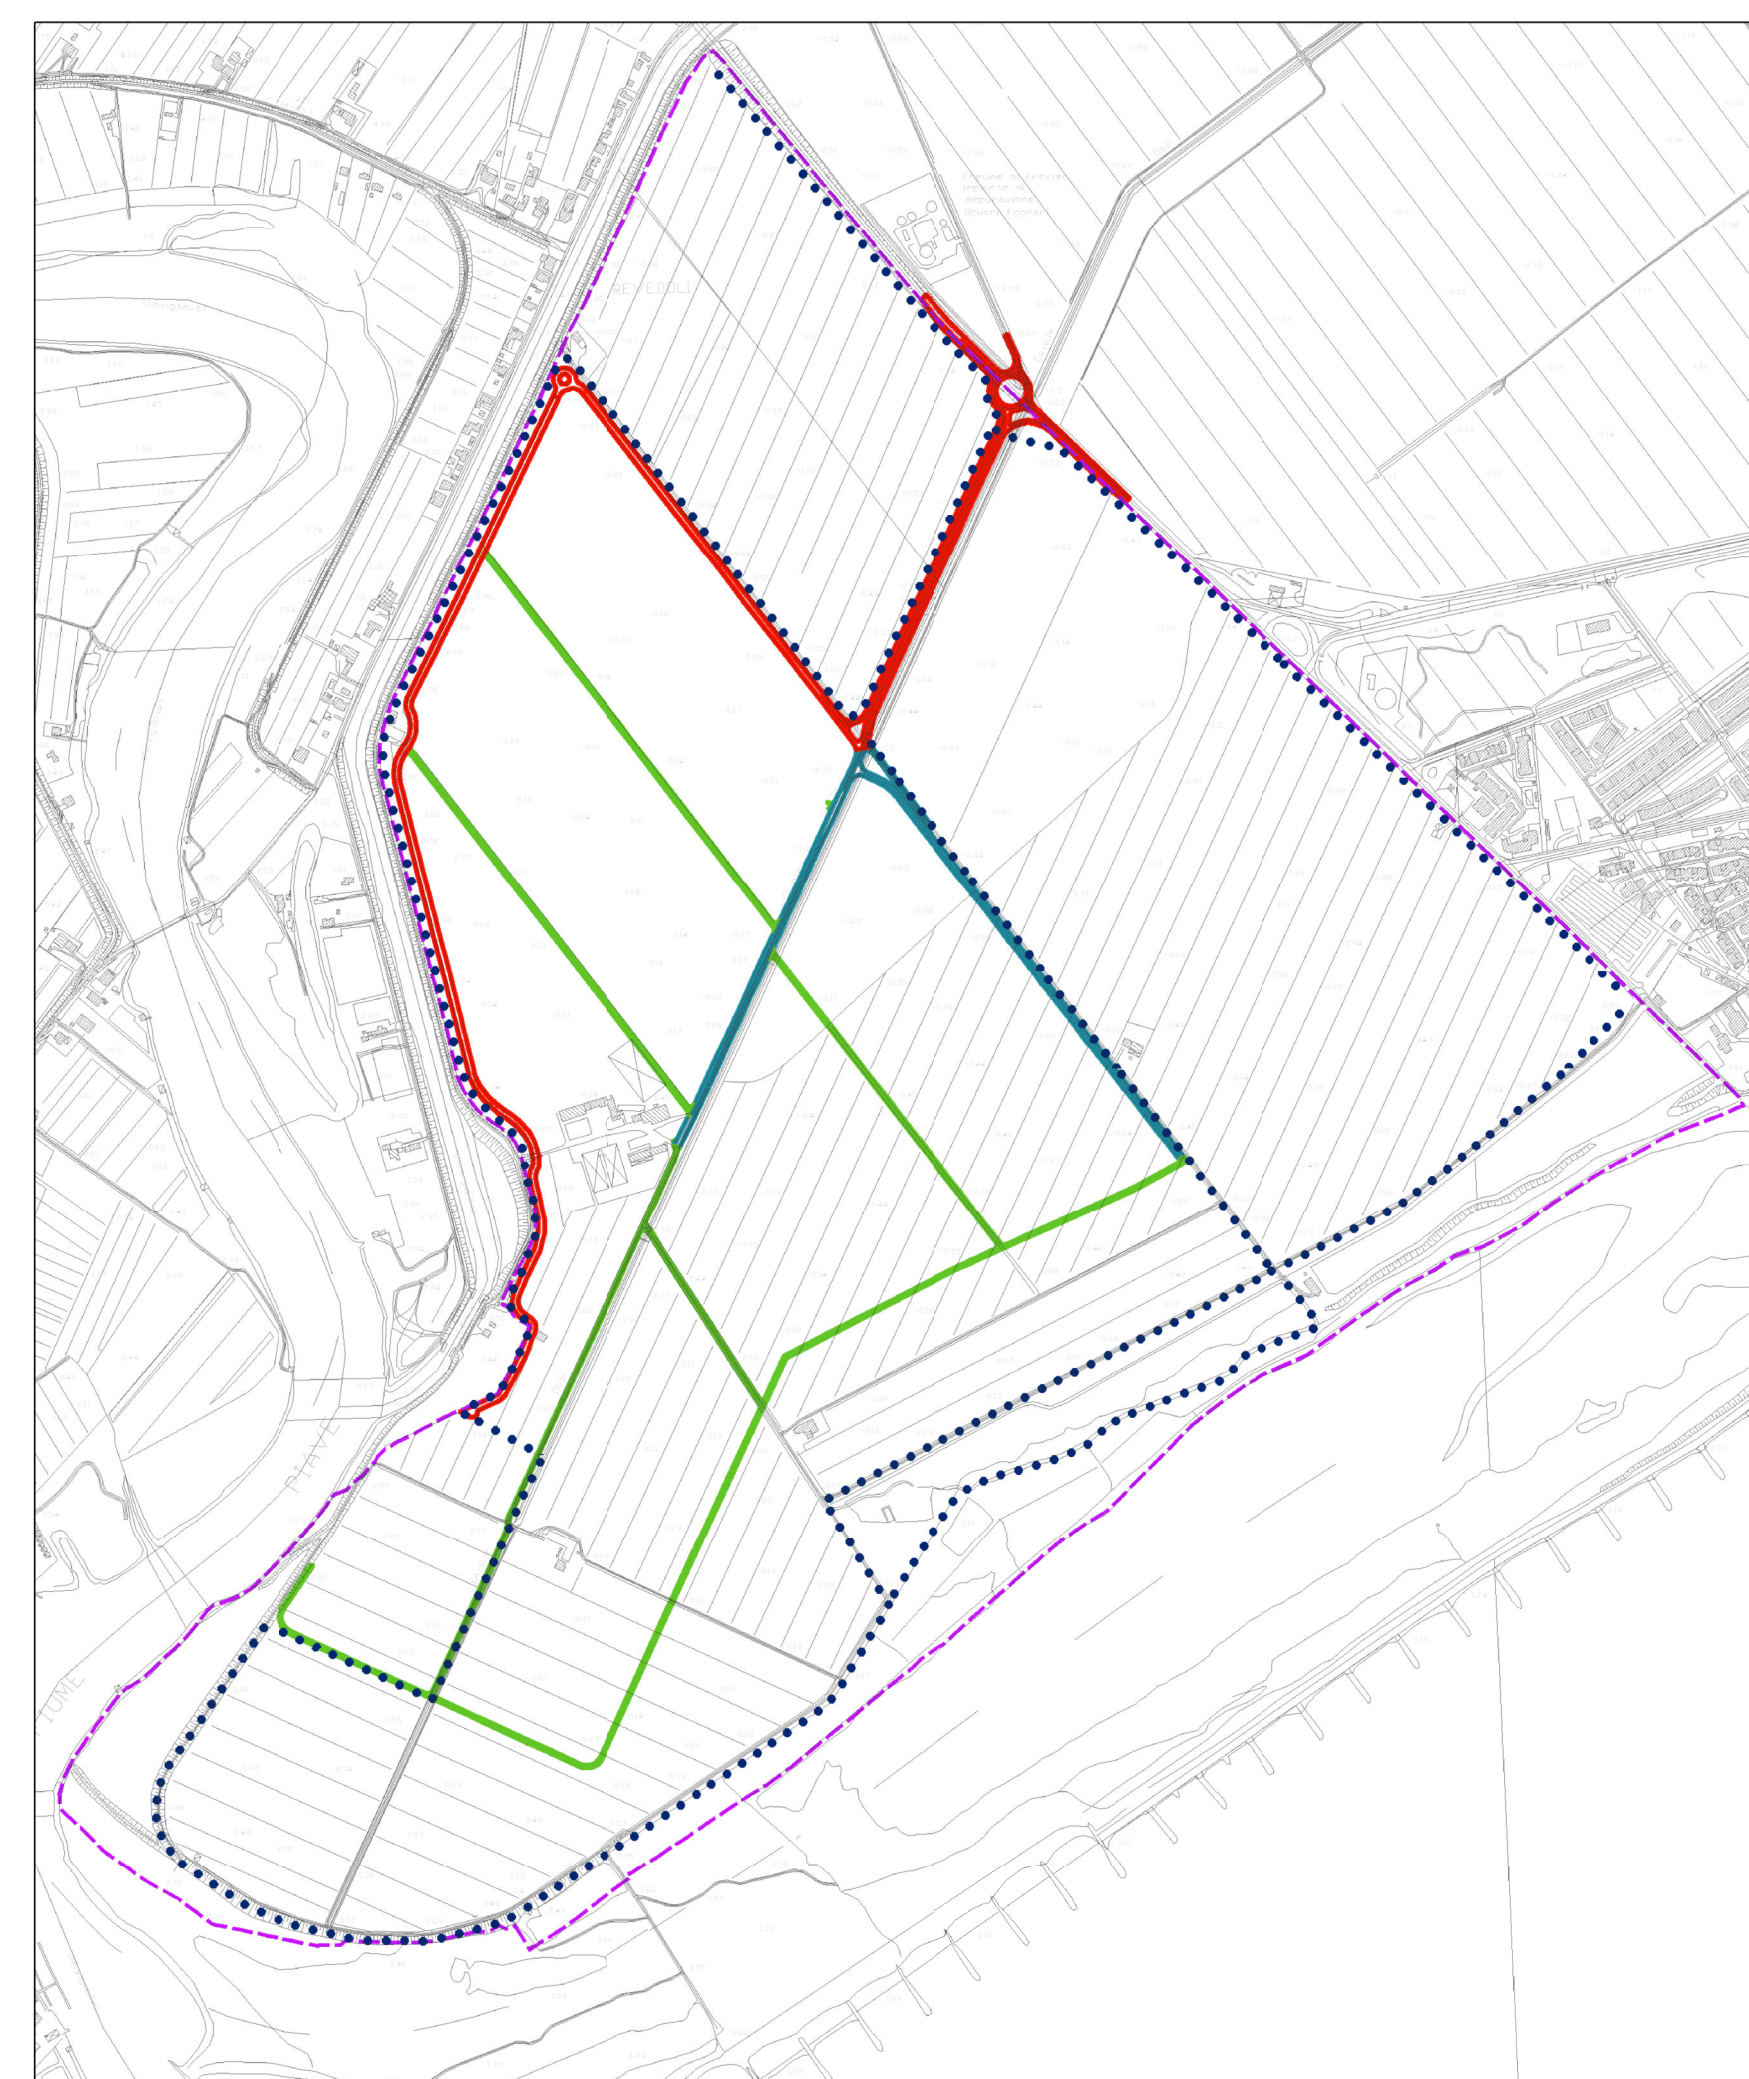



SCHEMA DELLA RETE FOGNARIA E DELLE ACQUE DEPURATE - scala 1:10000

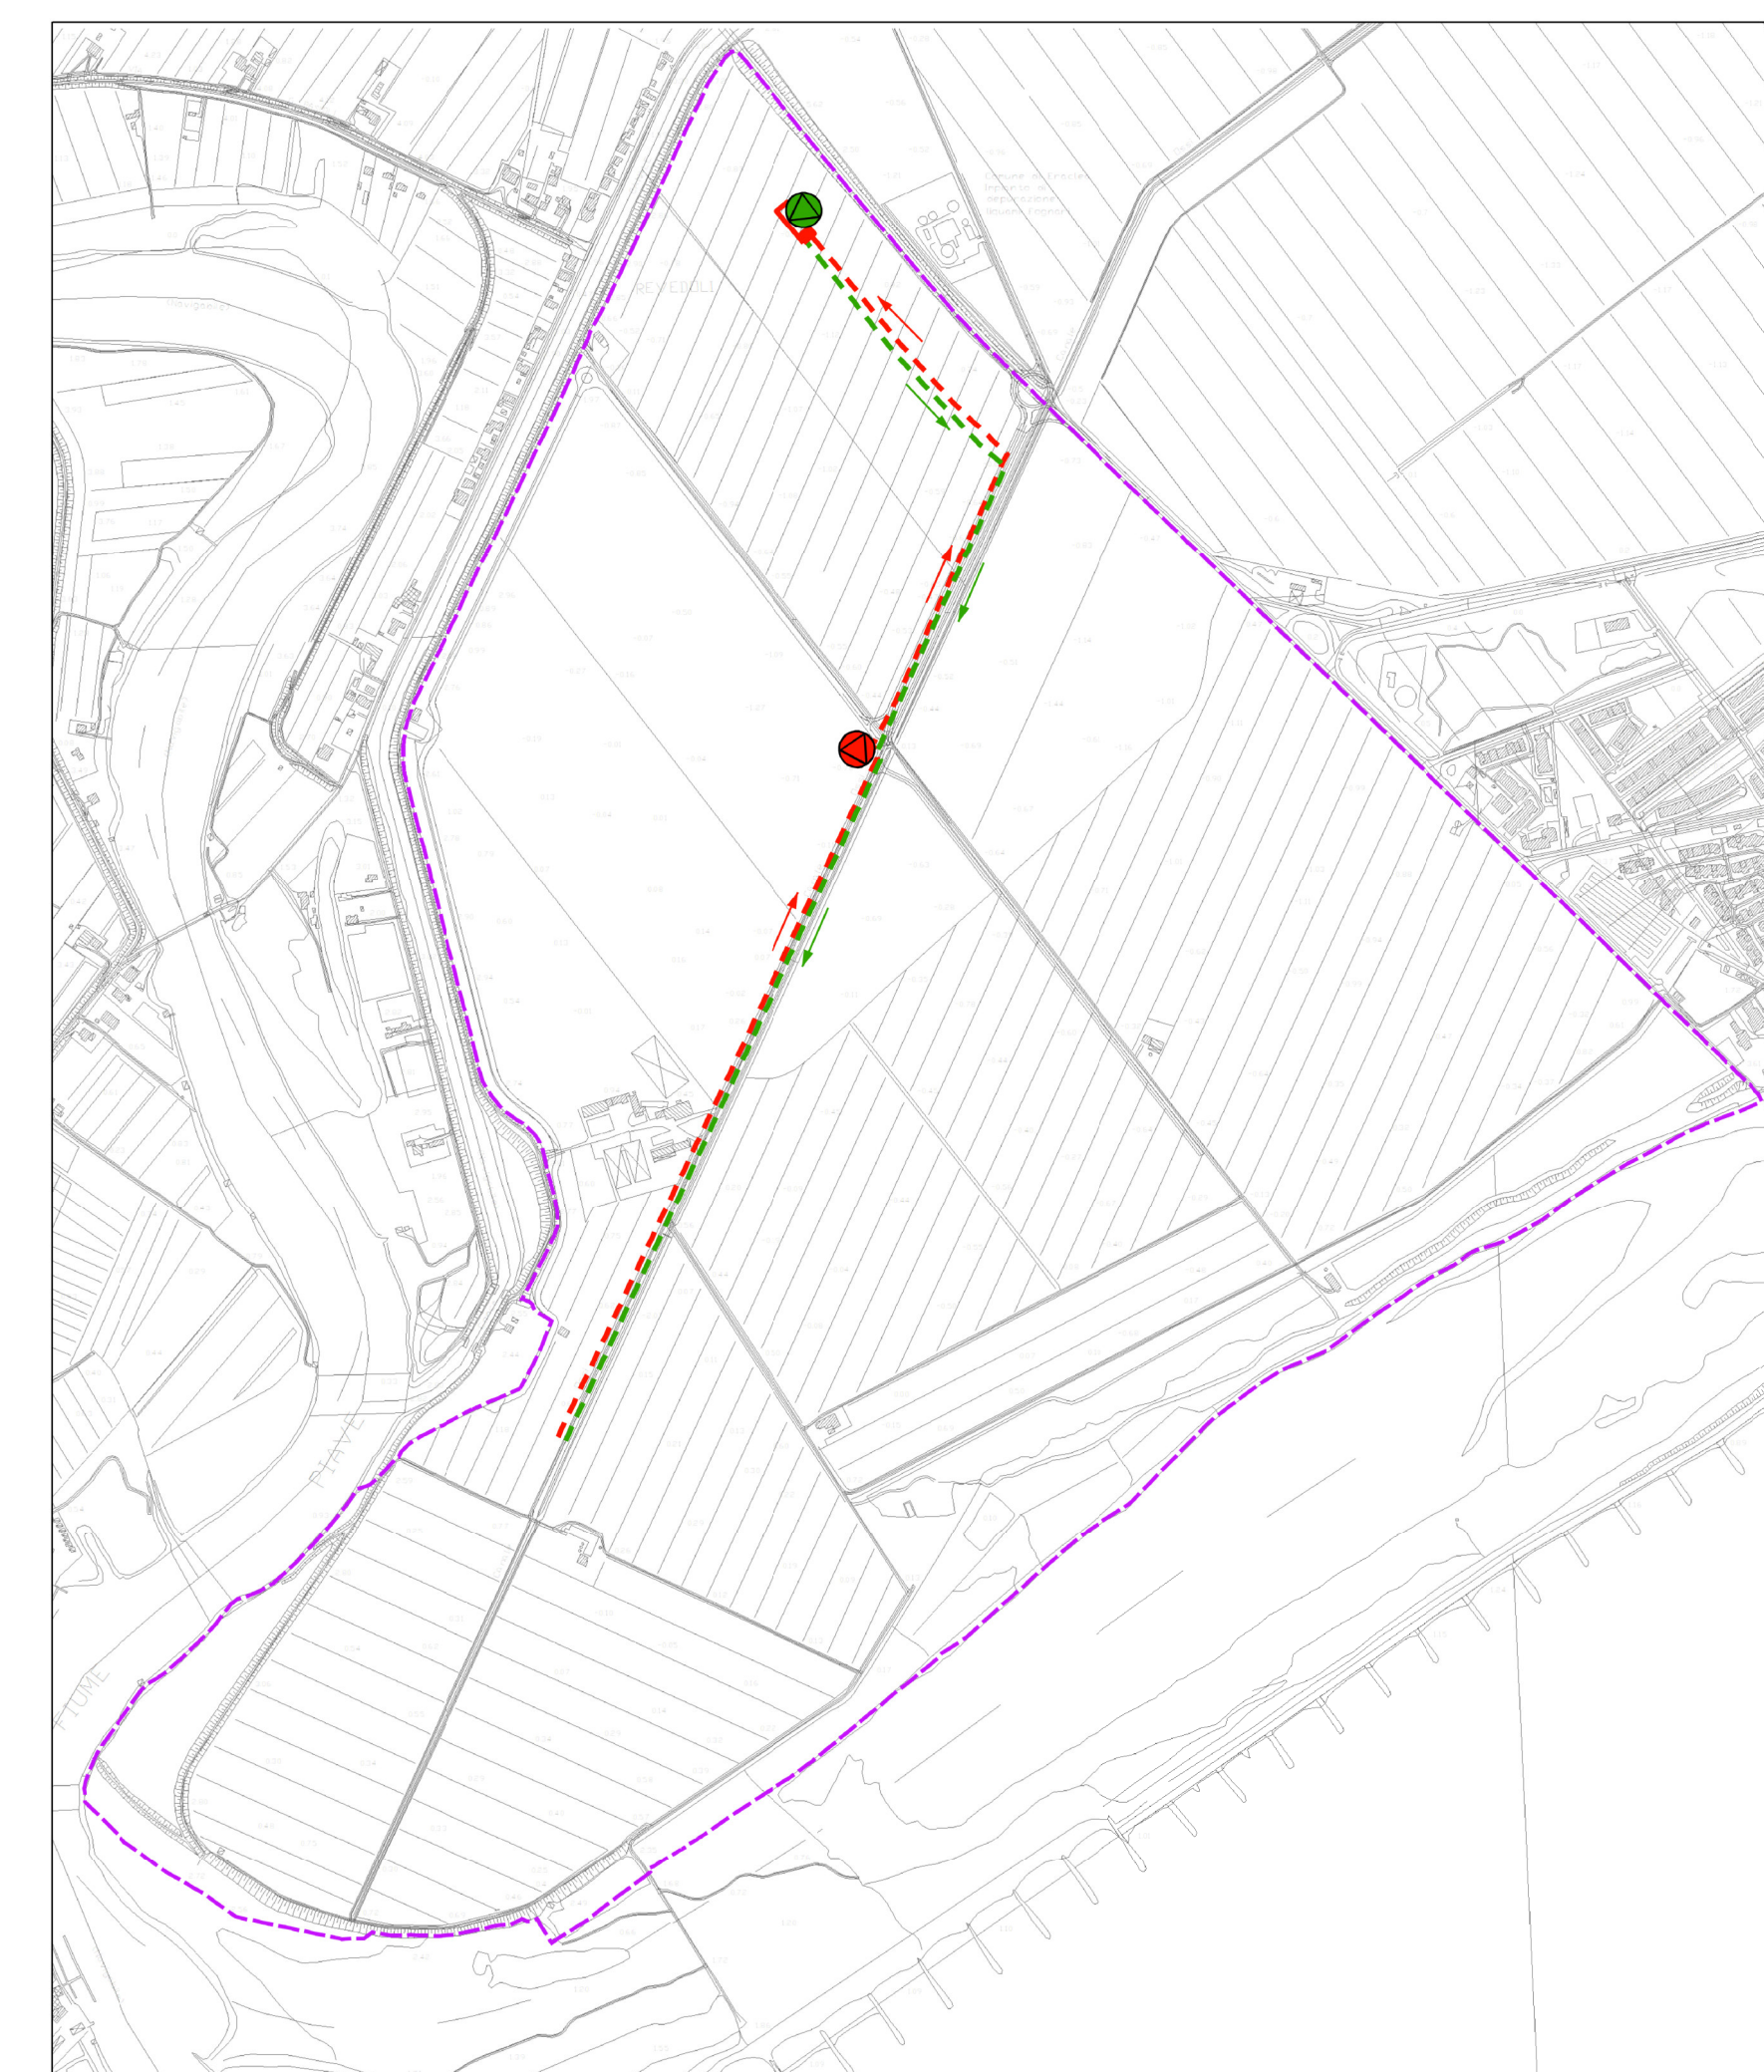

SCHEMA TECNOLOGICO FUNZIONALE DELL'IMPIANTO DI DEPURAZIONE

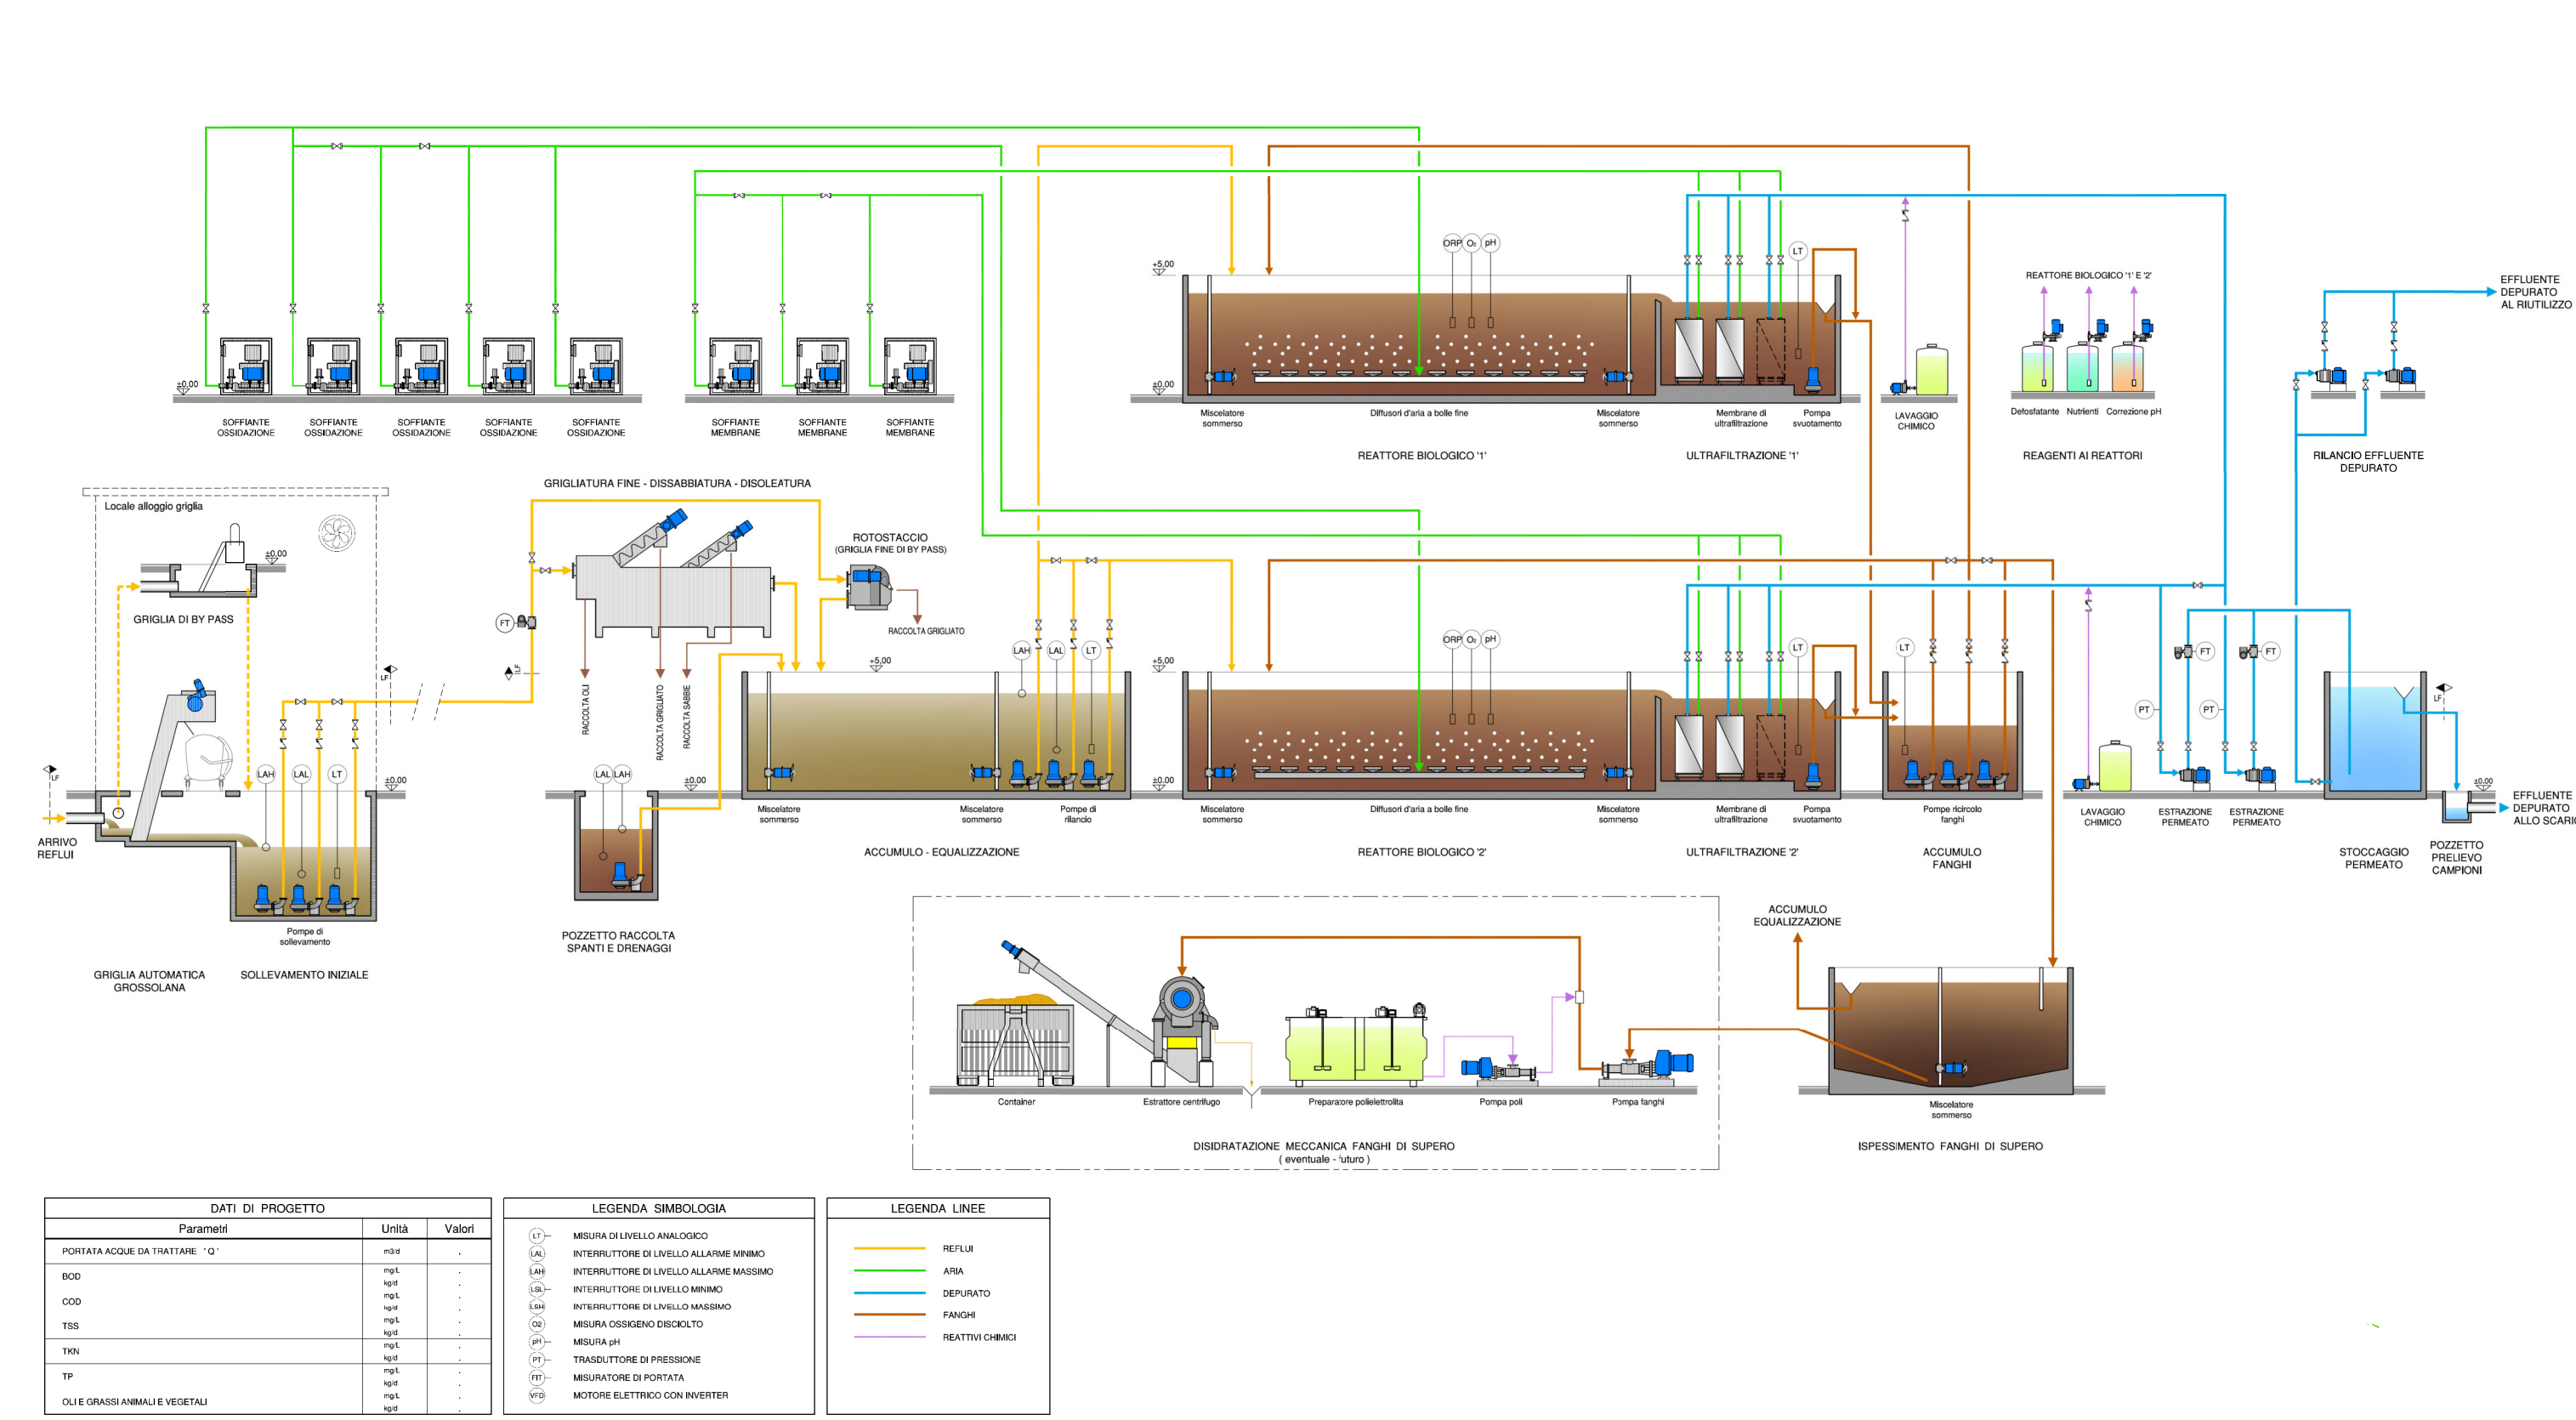


SCHEMA DELLA RETE DELL'ILLUMINAZIONE PUBBLICA - scala 1:10000

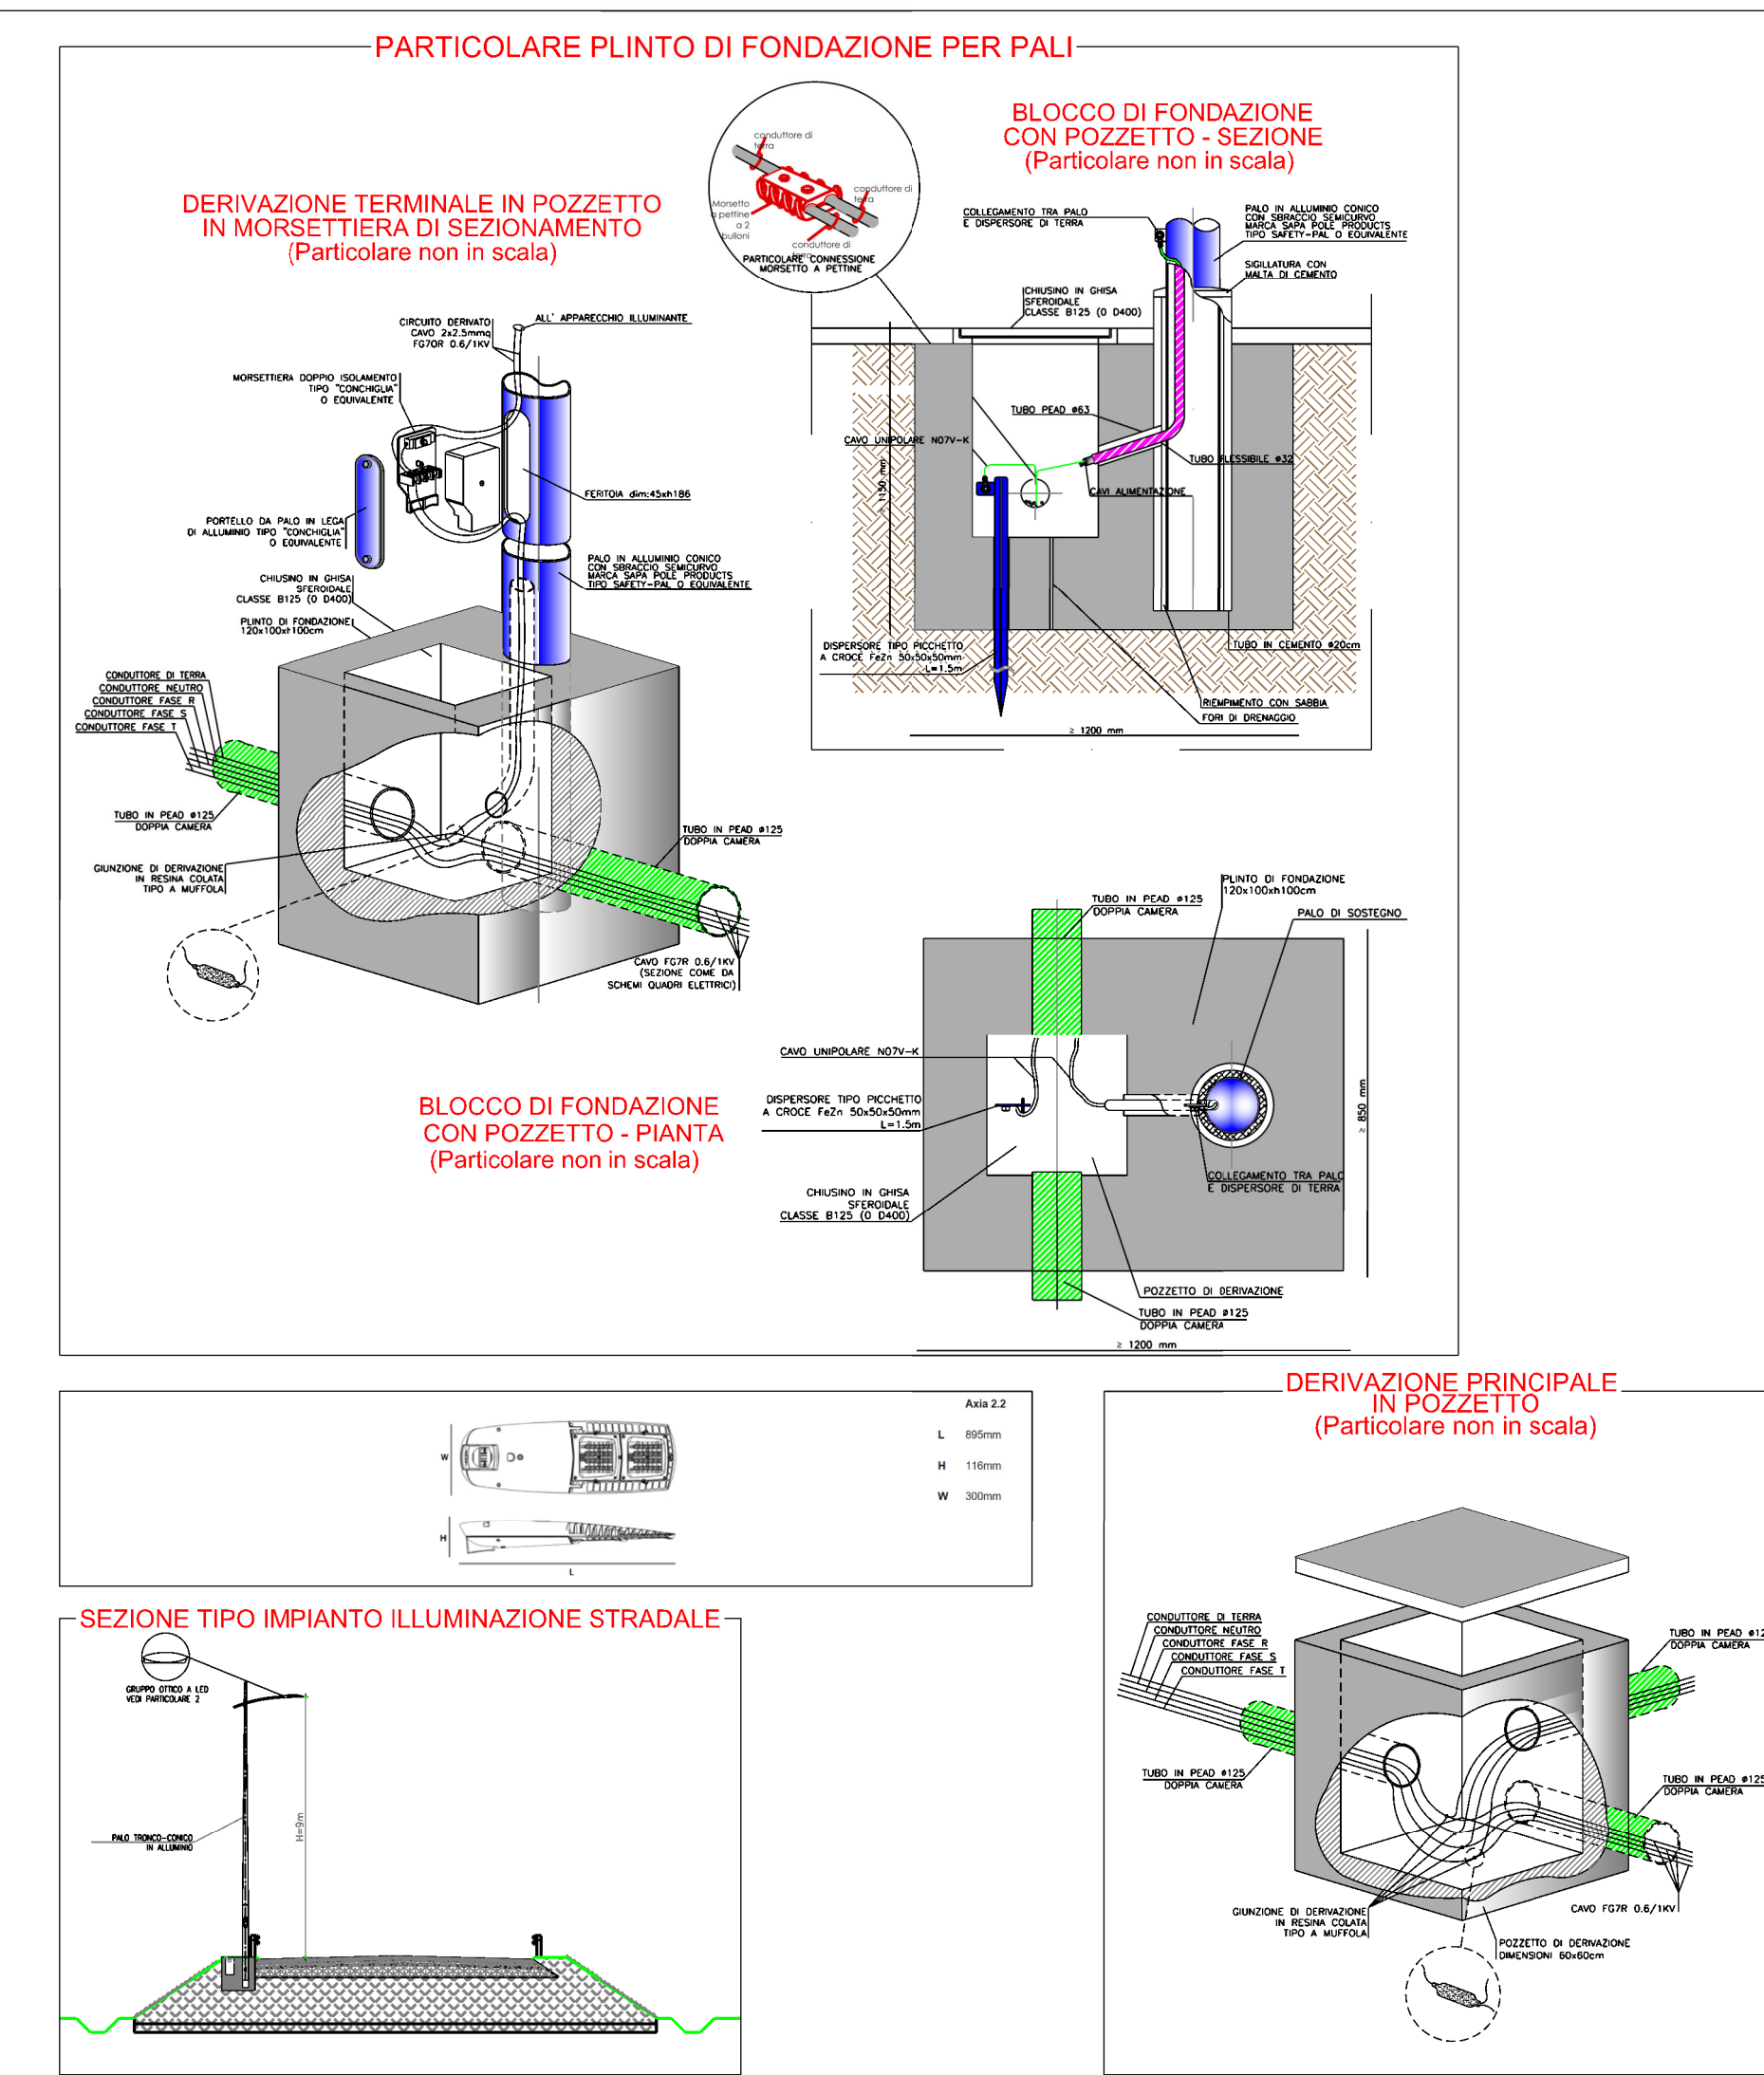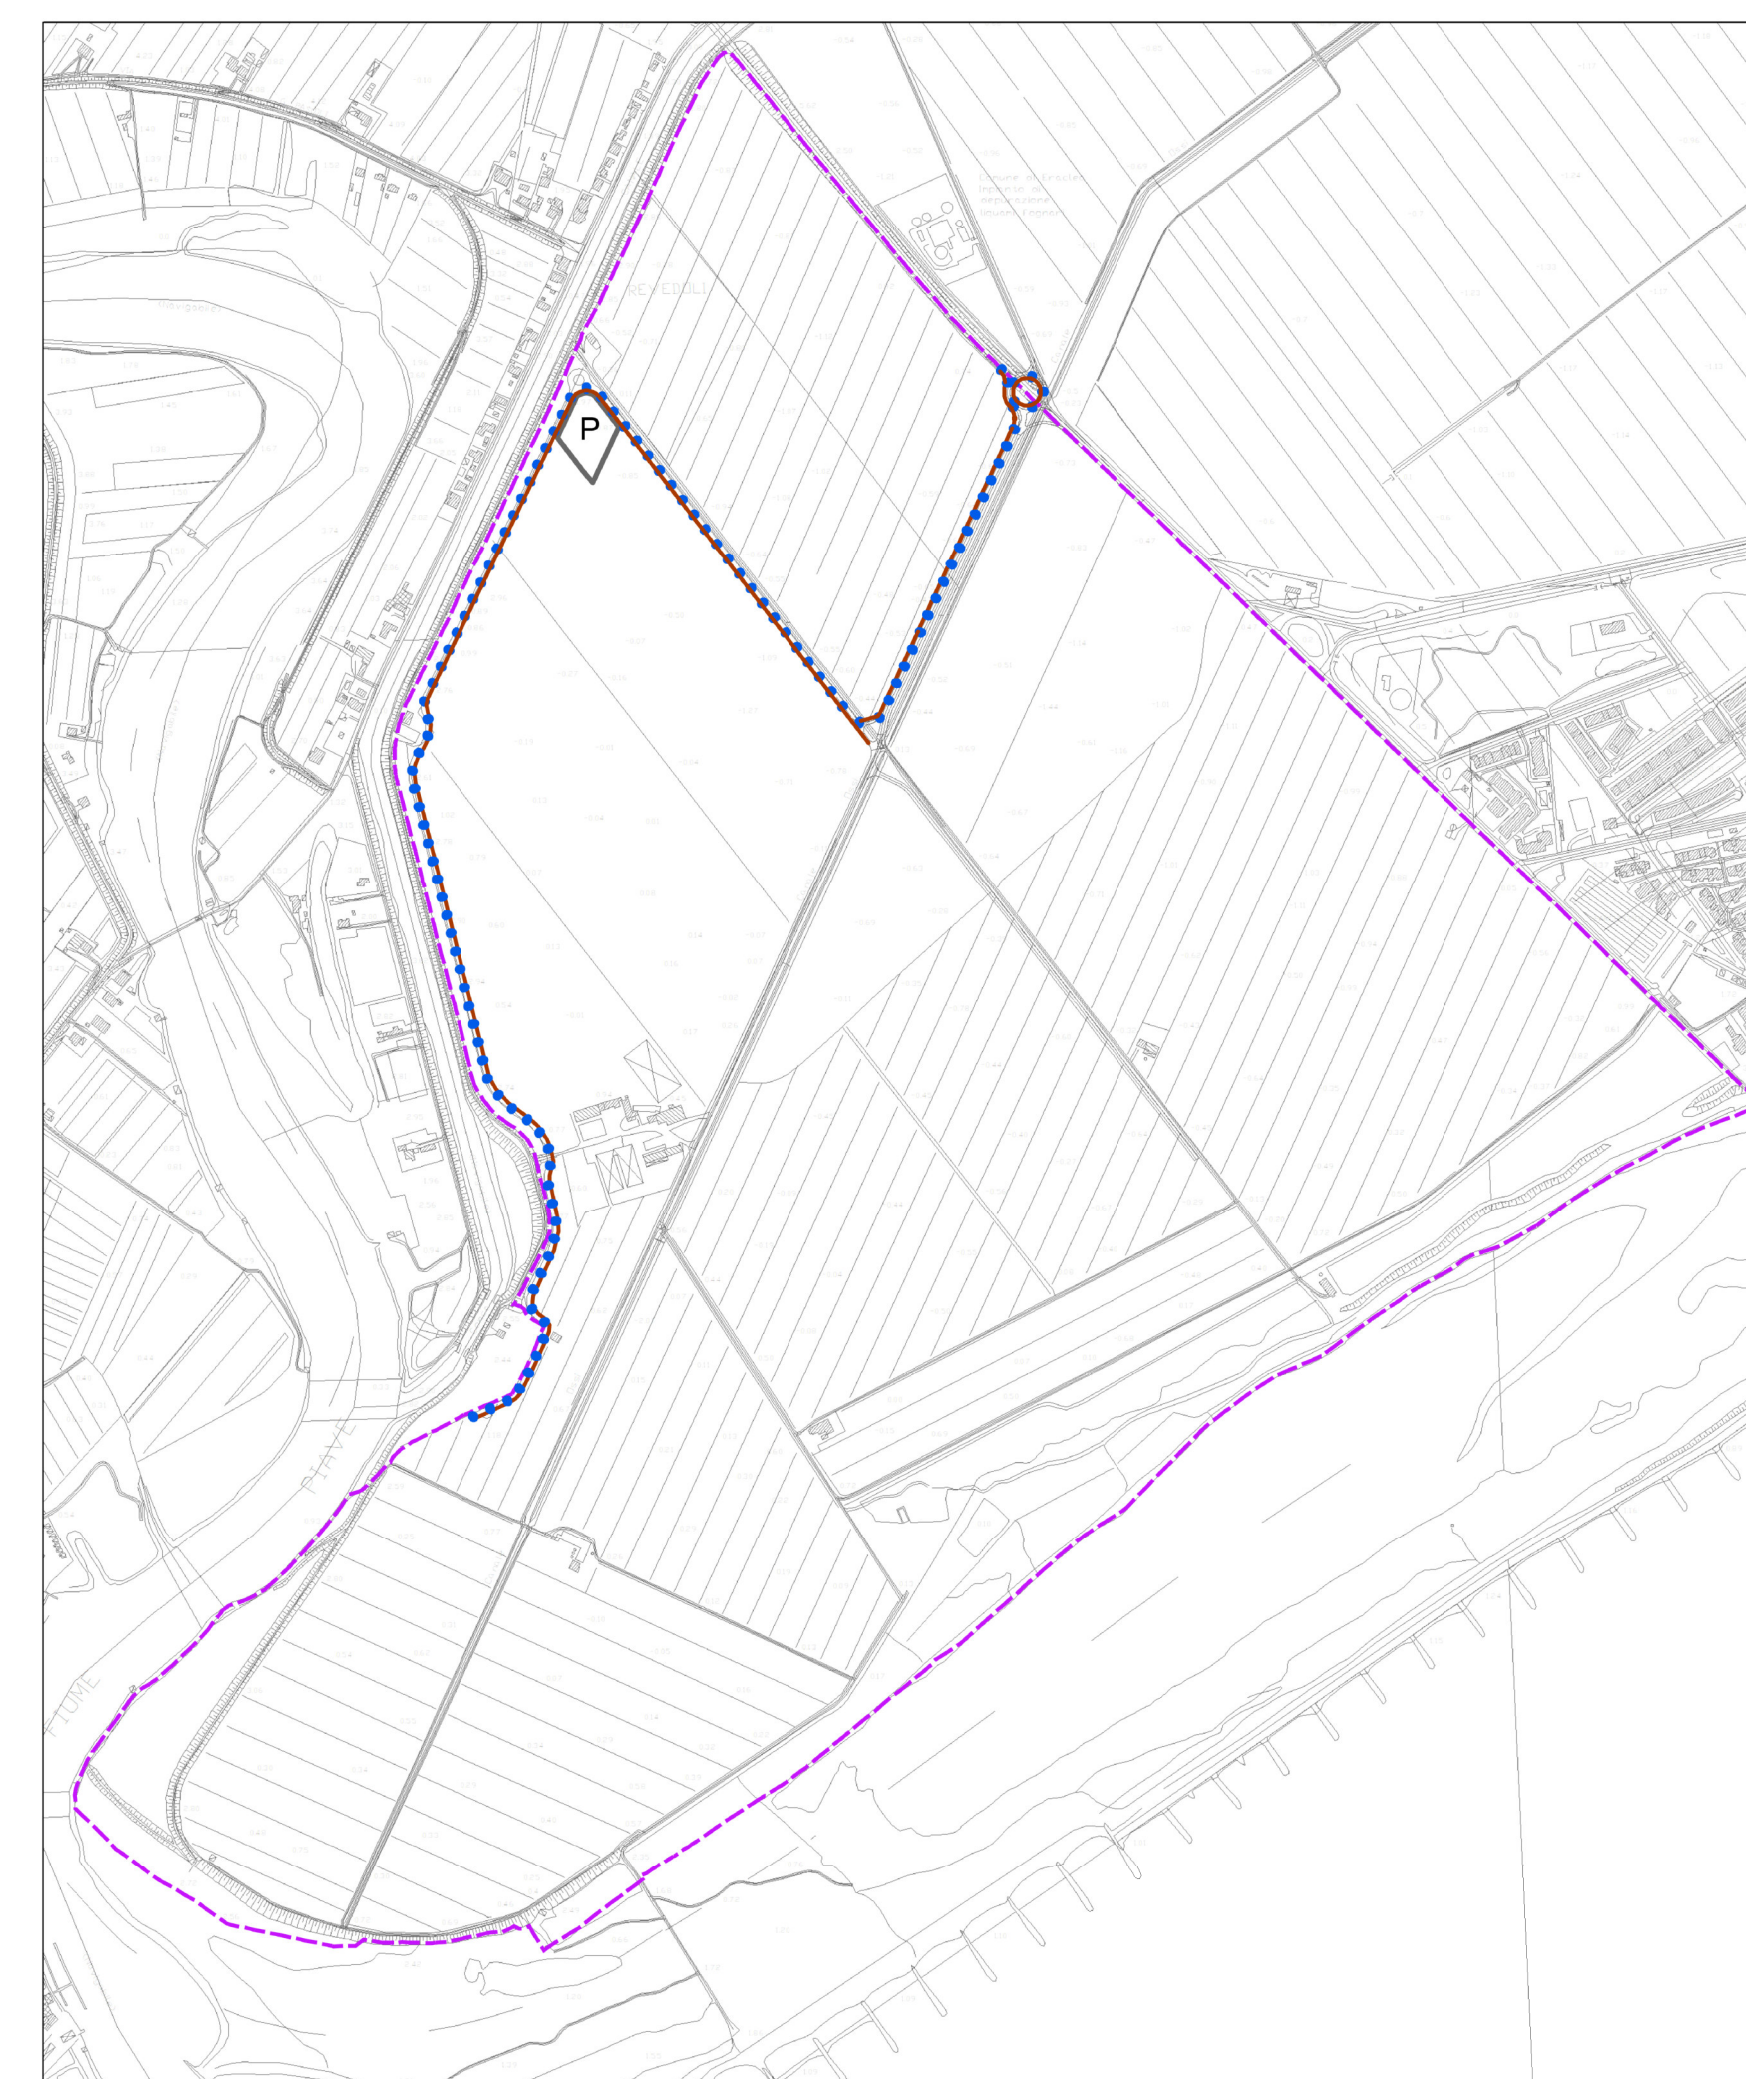


- SCHEMA DELLA RETE VIABILITICA**
- Addeuzione primaria - viabilità pubblica
  - Distribuzione principale - viabilità privata
  - Distribuzione secondaria - indicativa
  - Percorso ciclopedonale
- SCHEMA DELLA RETE ACQUEDOTTISTICA**
- Acquedotto di esistente
  - Acquedotto di progetto - Linea principale
  - Seratoio acquedotto comunale
  - Acquedotto di progetto - Linea di distribuzione all'UMI
  - Acquedotto di progetto - Linea di distribuzione all'UMI
  - Punti di consegna alle UMI
- SCHEMA DELLA RETE FOGNARIA E DELLE ACQUE DEPURATE**
- Fognatura di progetto
  - Rete di riutilizzo acque depurate di progetto
  - Impianto di pompaggio
  - Depuratore privato di progetto
- SCHEMA DELLA RETE DI SCOLO DELLE ACQUE METEORICHE**
- Rete acque bianche
  - Disoleatore - disassabiatore
- SCHEMA DELLA RETE DI ILLUMINAZIONE PUBBLICA**
- Cavidotto MT interrato a doppia parete per distribuzione MT
  - Plinto e apparecchio di illuminazione Pubblica a LED 60W
- SCHEMA DELLA RETE MT**
- Rete MT
  - Rete MT cabine
  - Linea ENEL esistente
  - Linea ENEL esistente da dismettere
  - Cabina enel da dismettere


SCHEMA DELLA RETE ACQUEDOTTISTICA - scala 1:10000

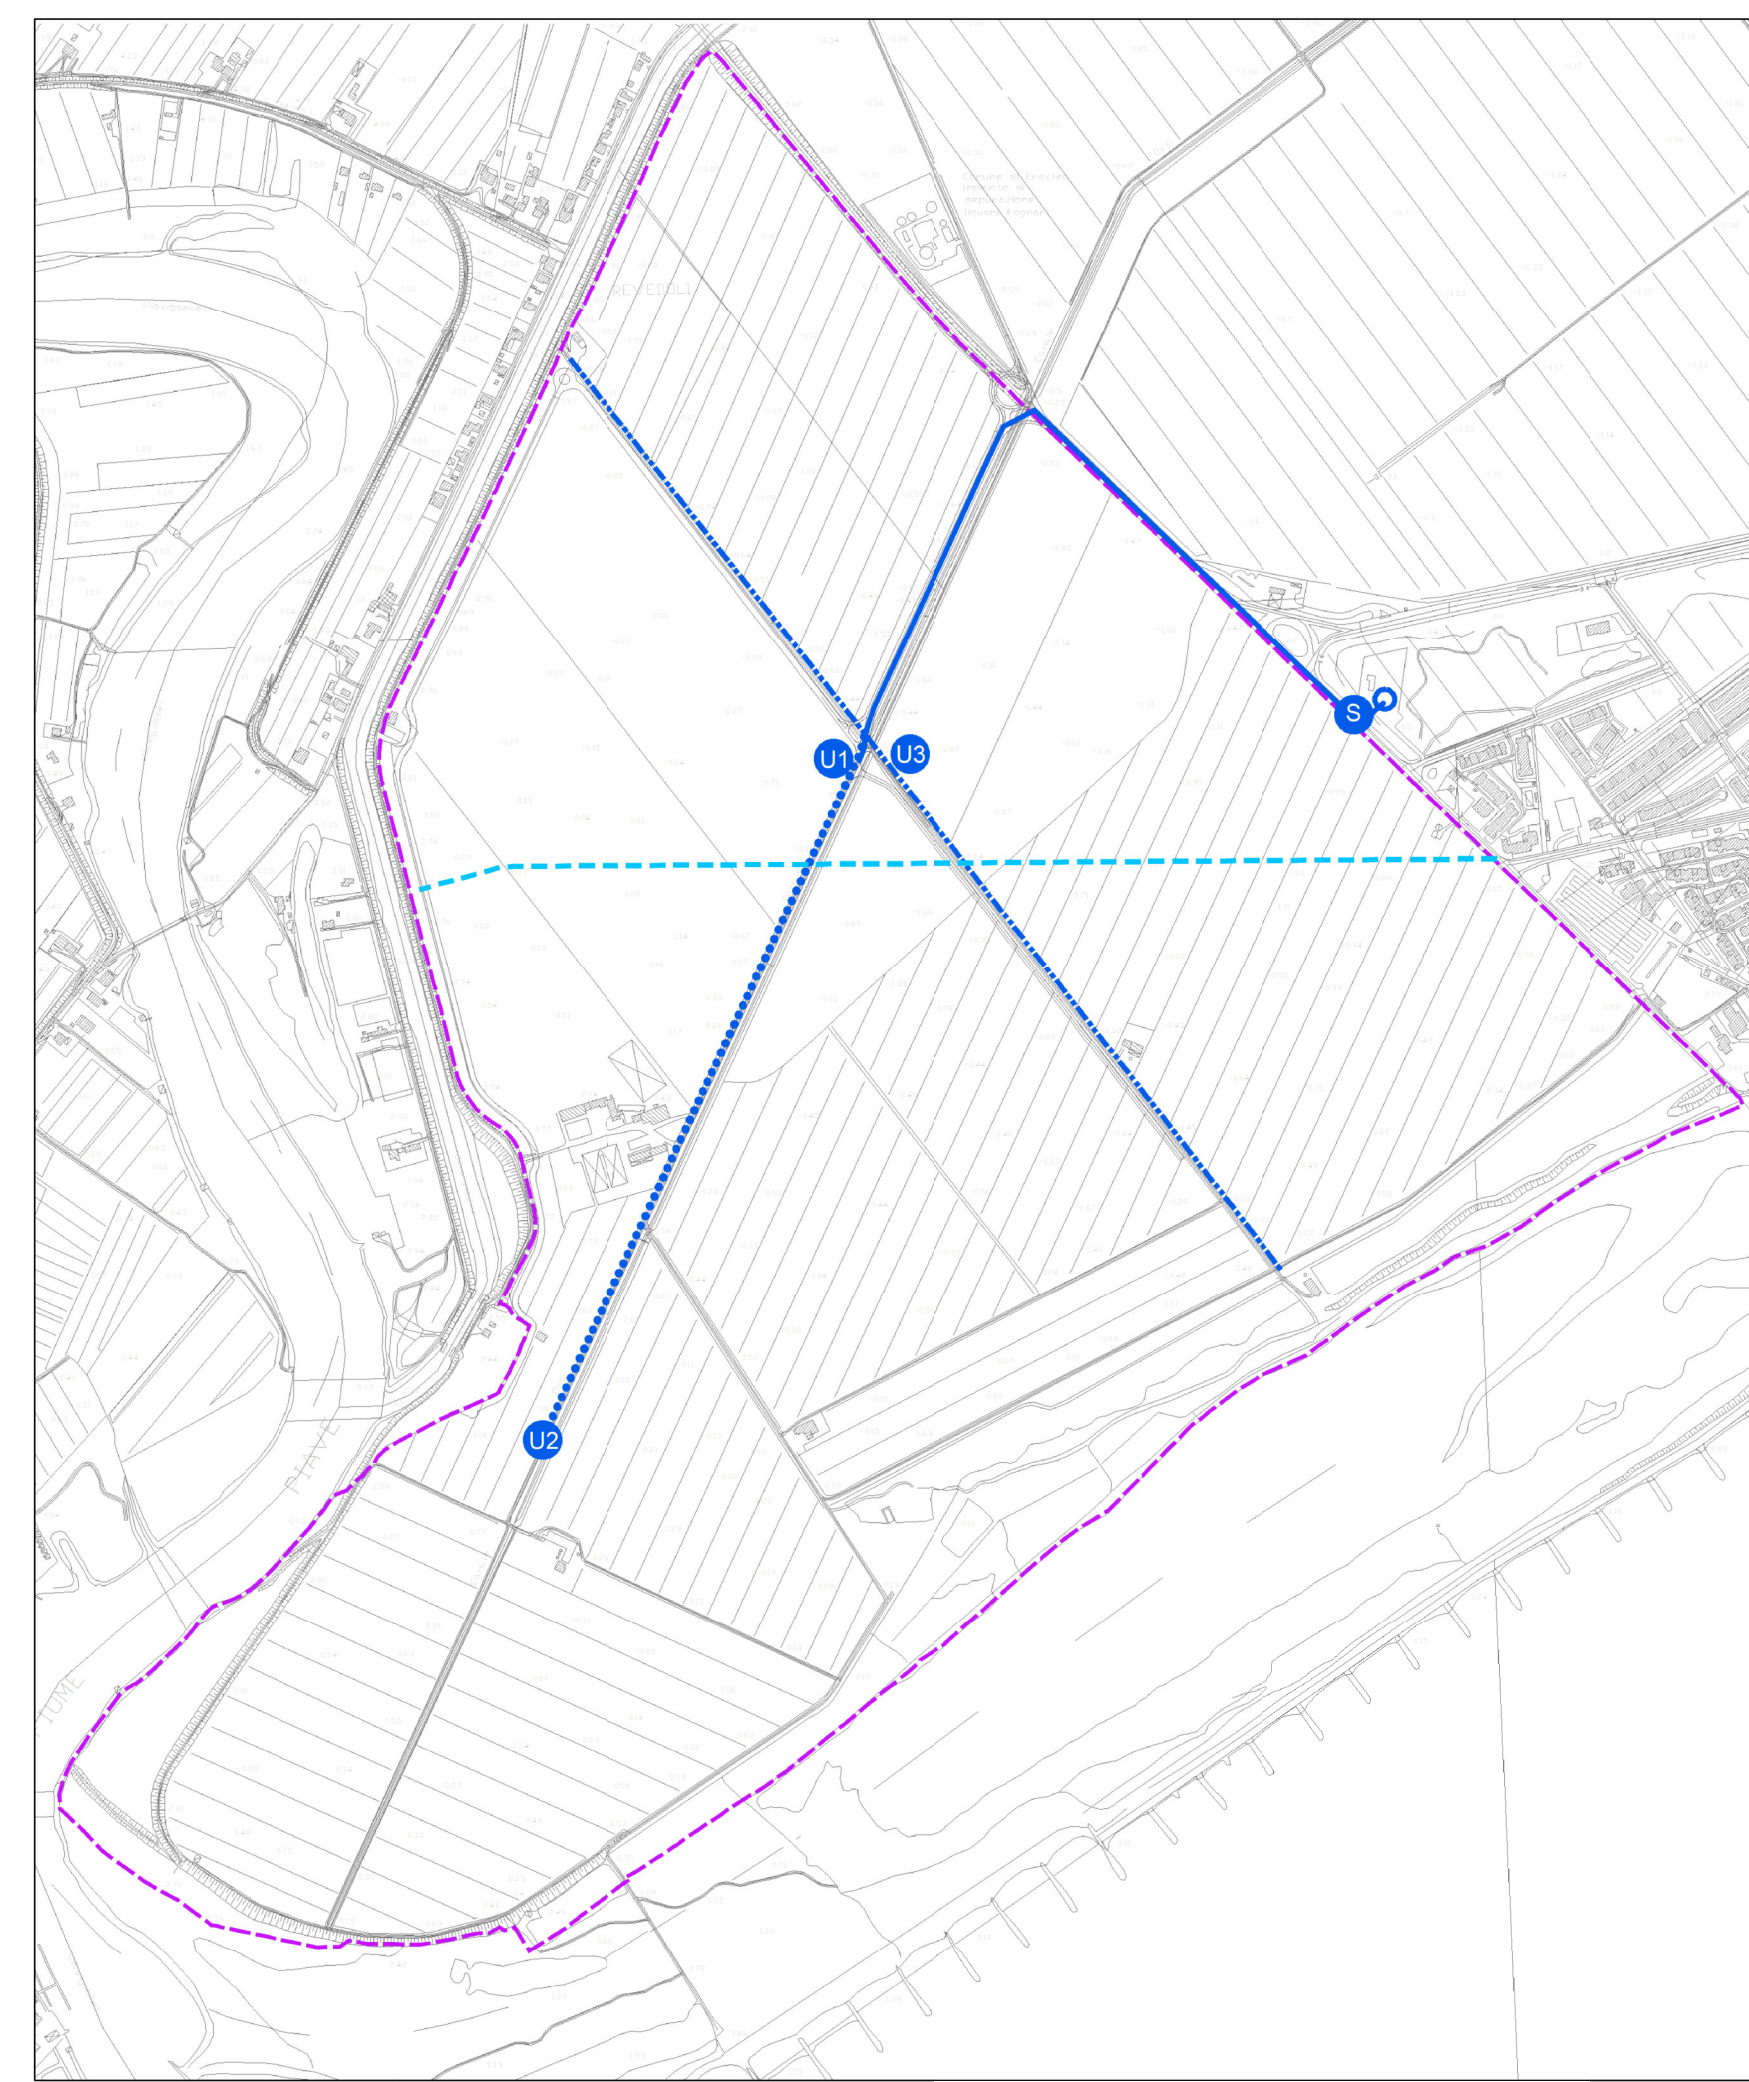



SCHEMA DELLA RETE DI SCOLO DELLE ACQUE METEORICHE - scala 1:10000

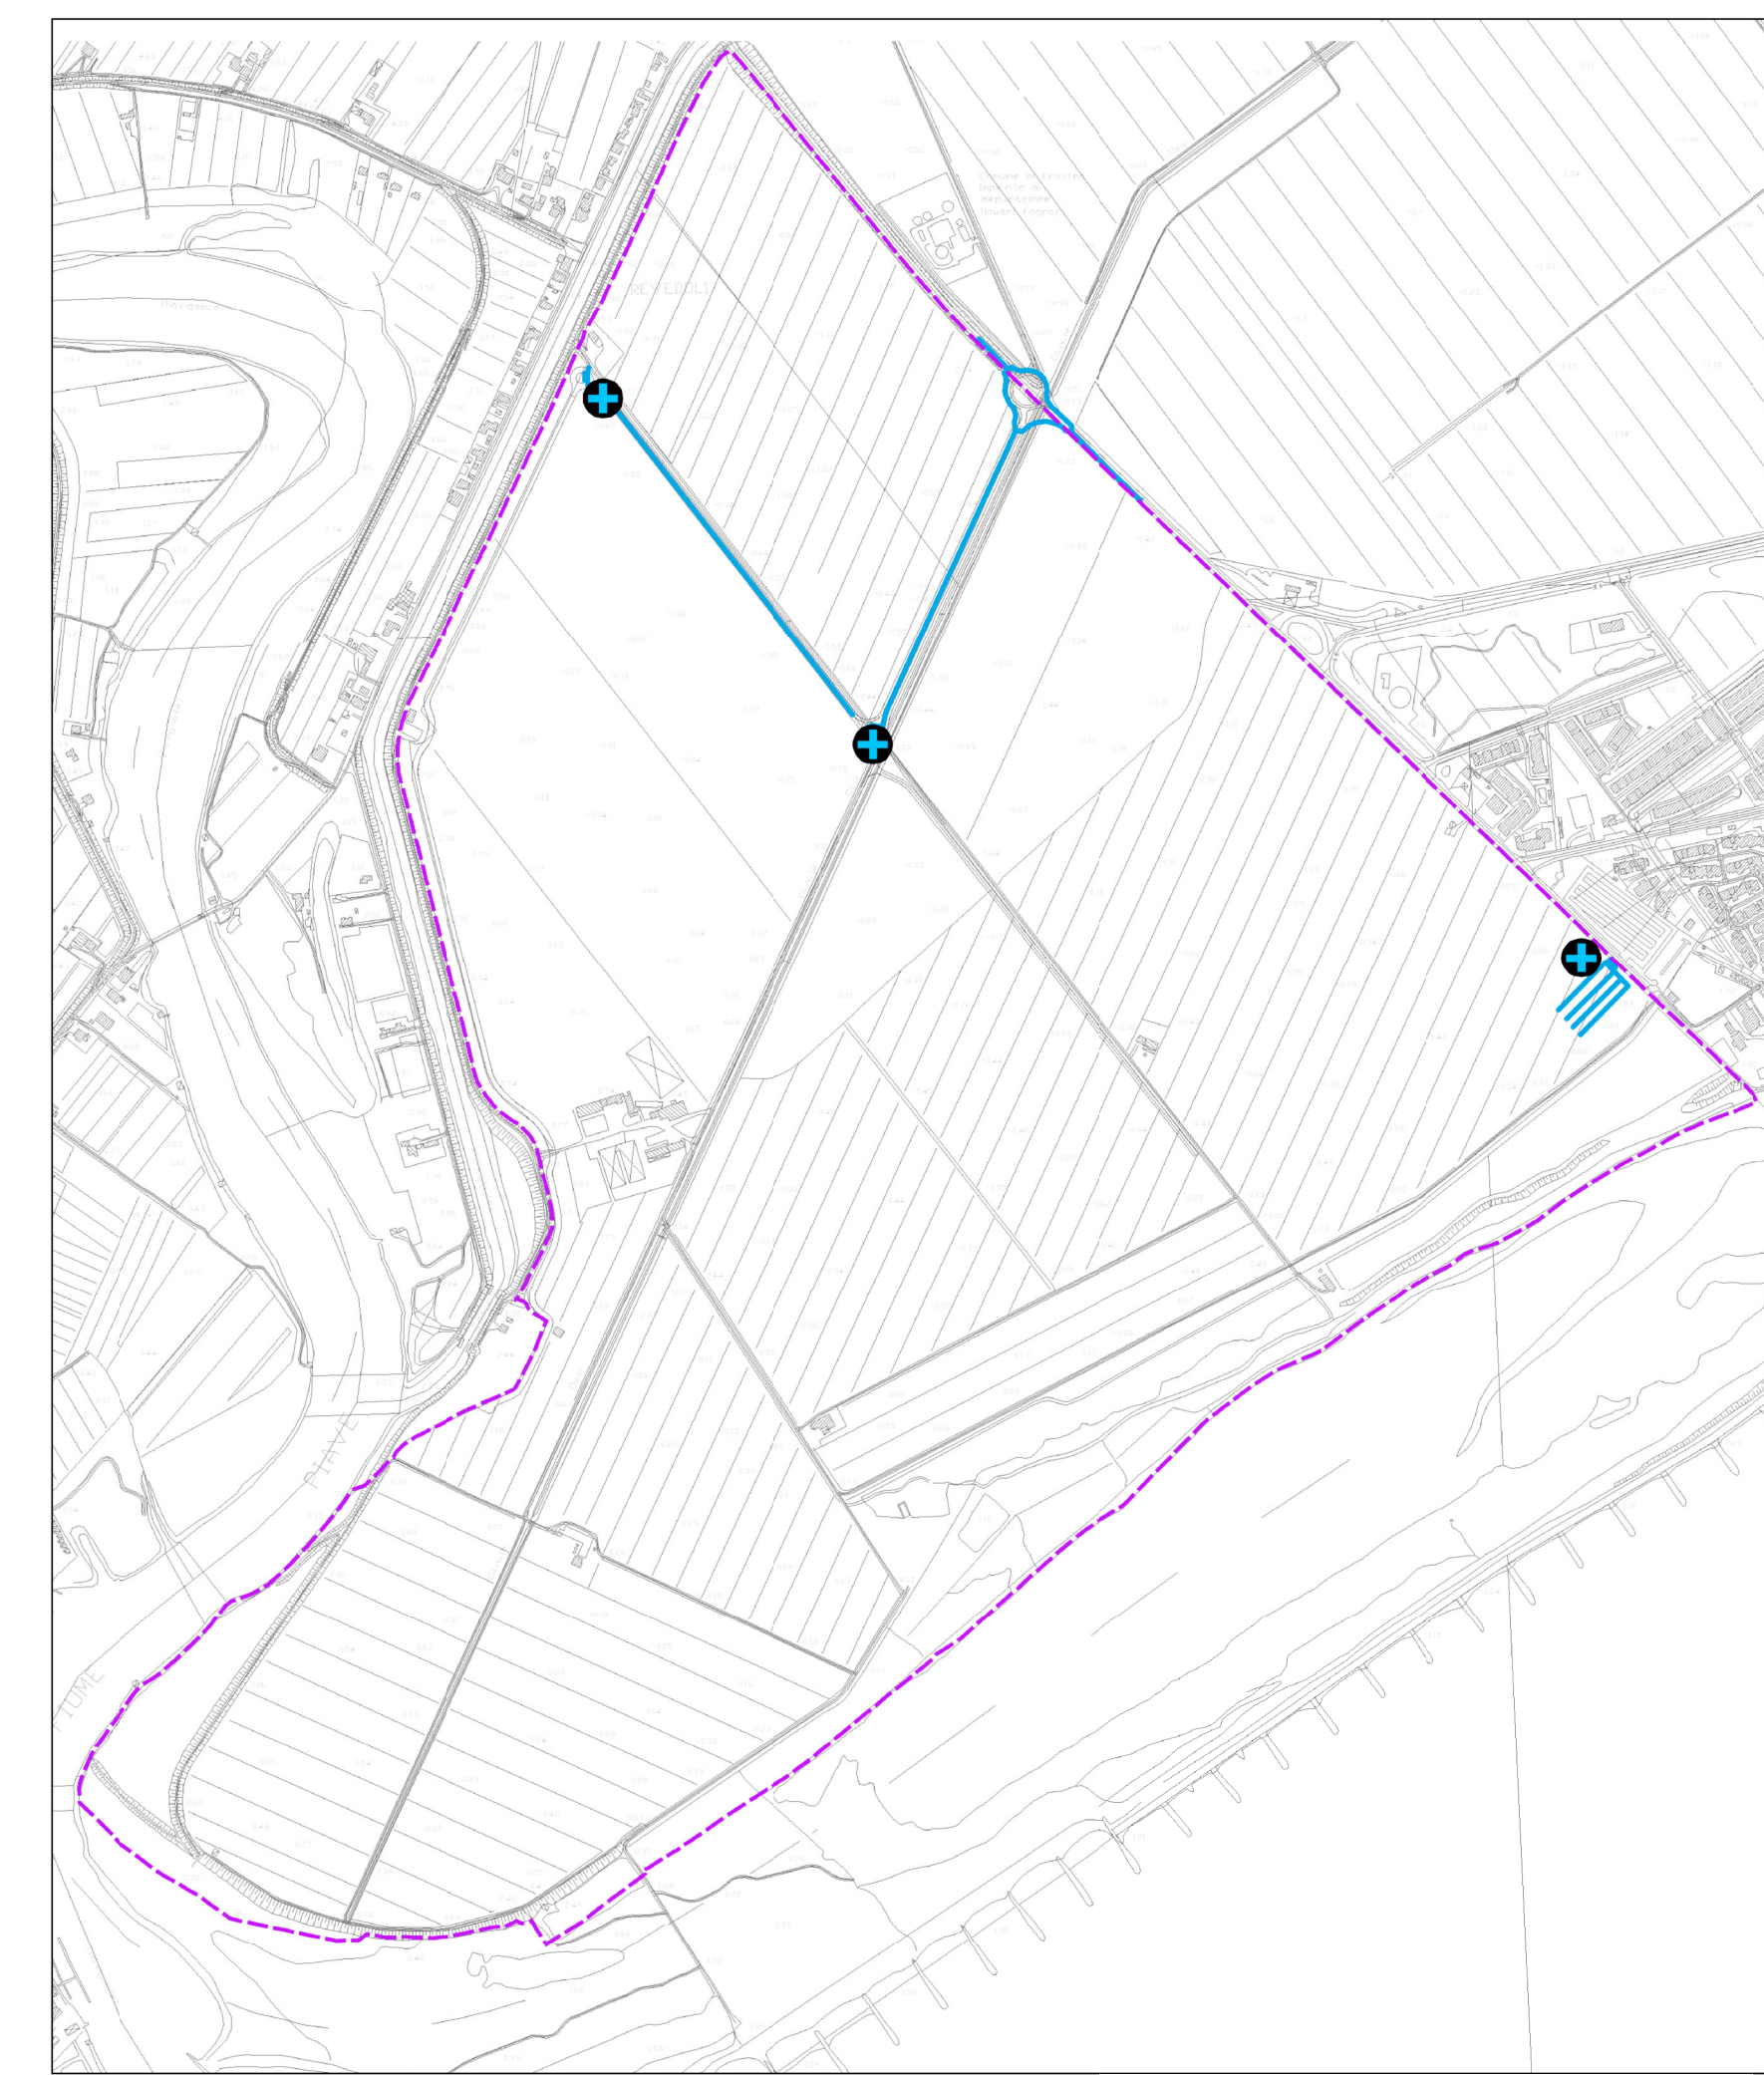

SCHEMA DELLA DISTRIBUZIONE RETE MT - scala 1:10000

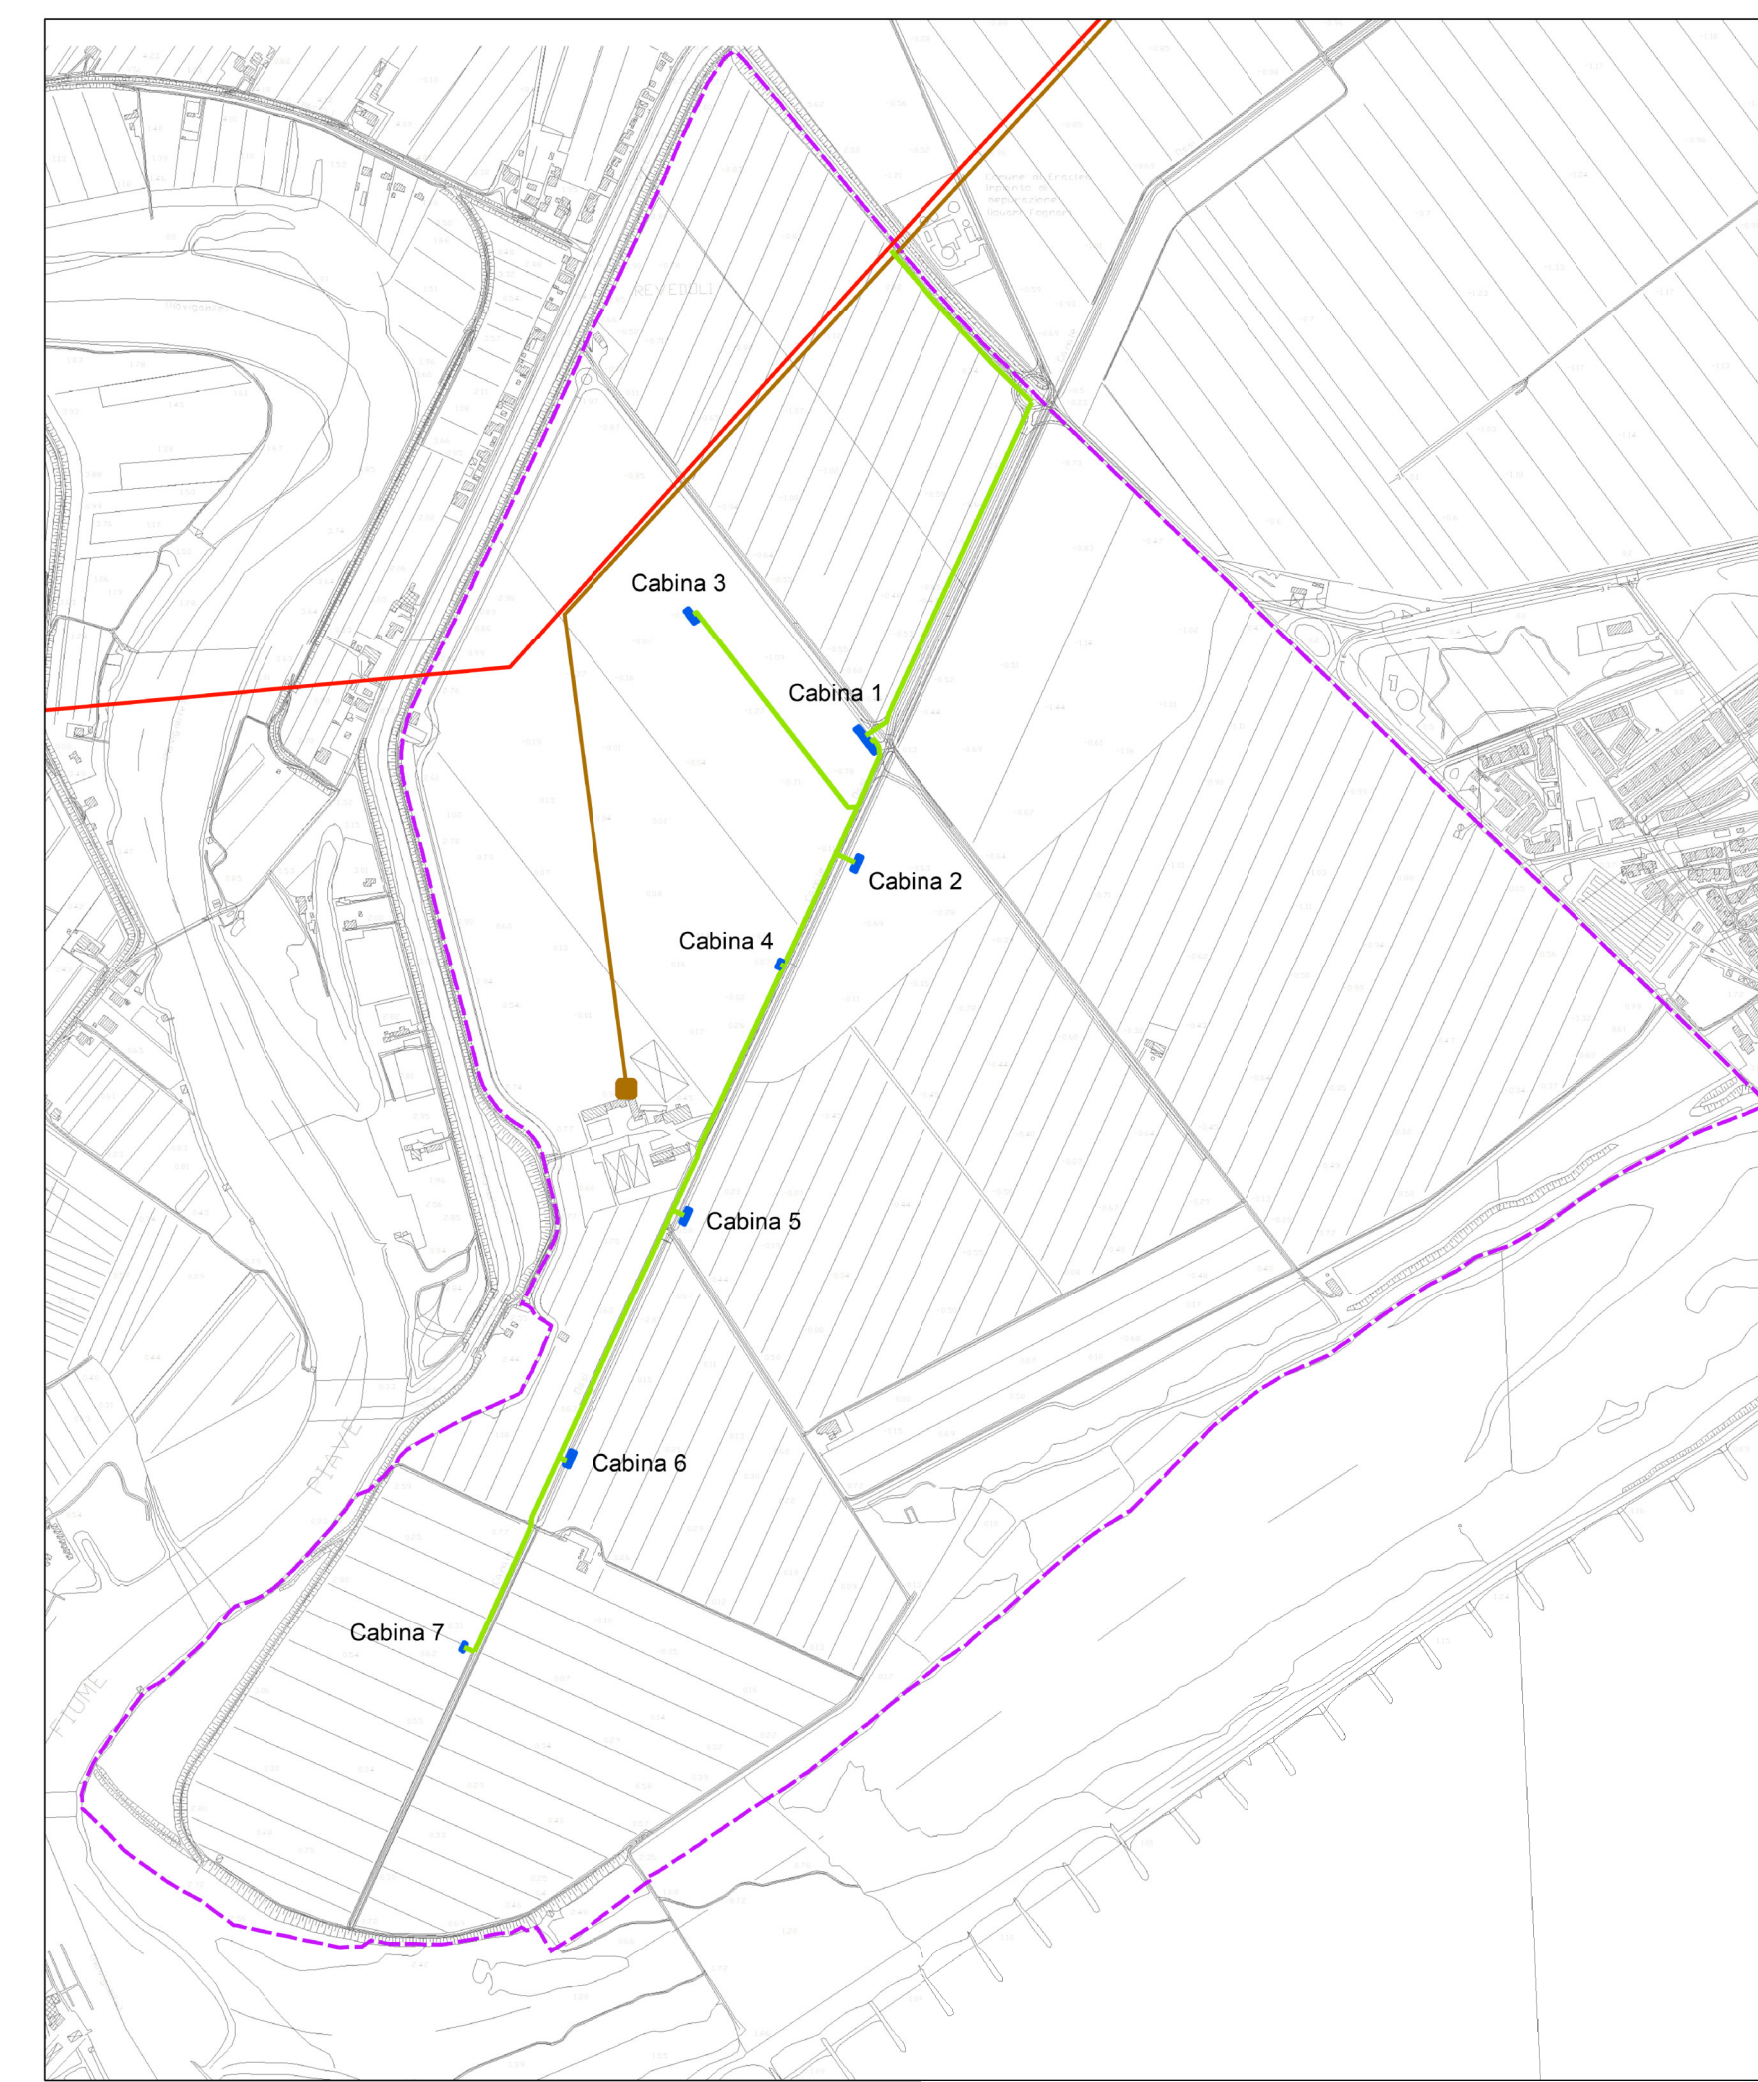

SCHEMA UNIFILARE RETE MT

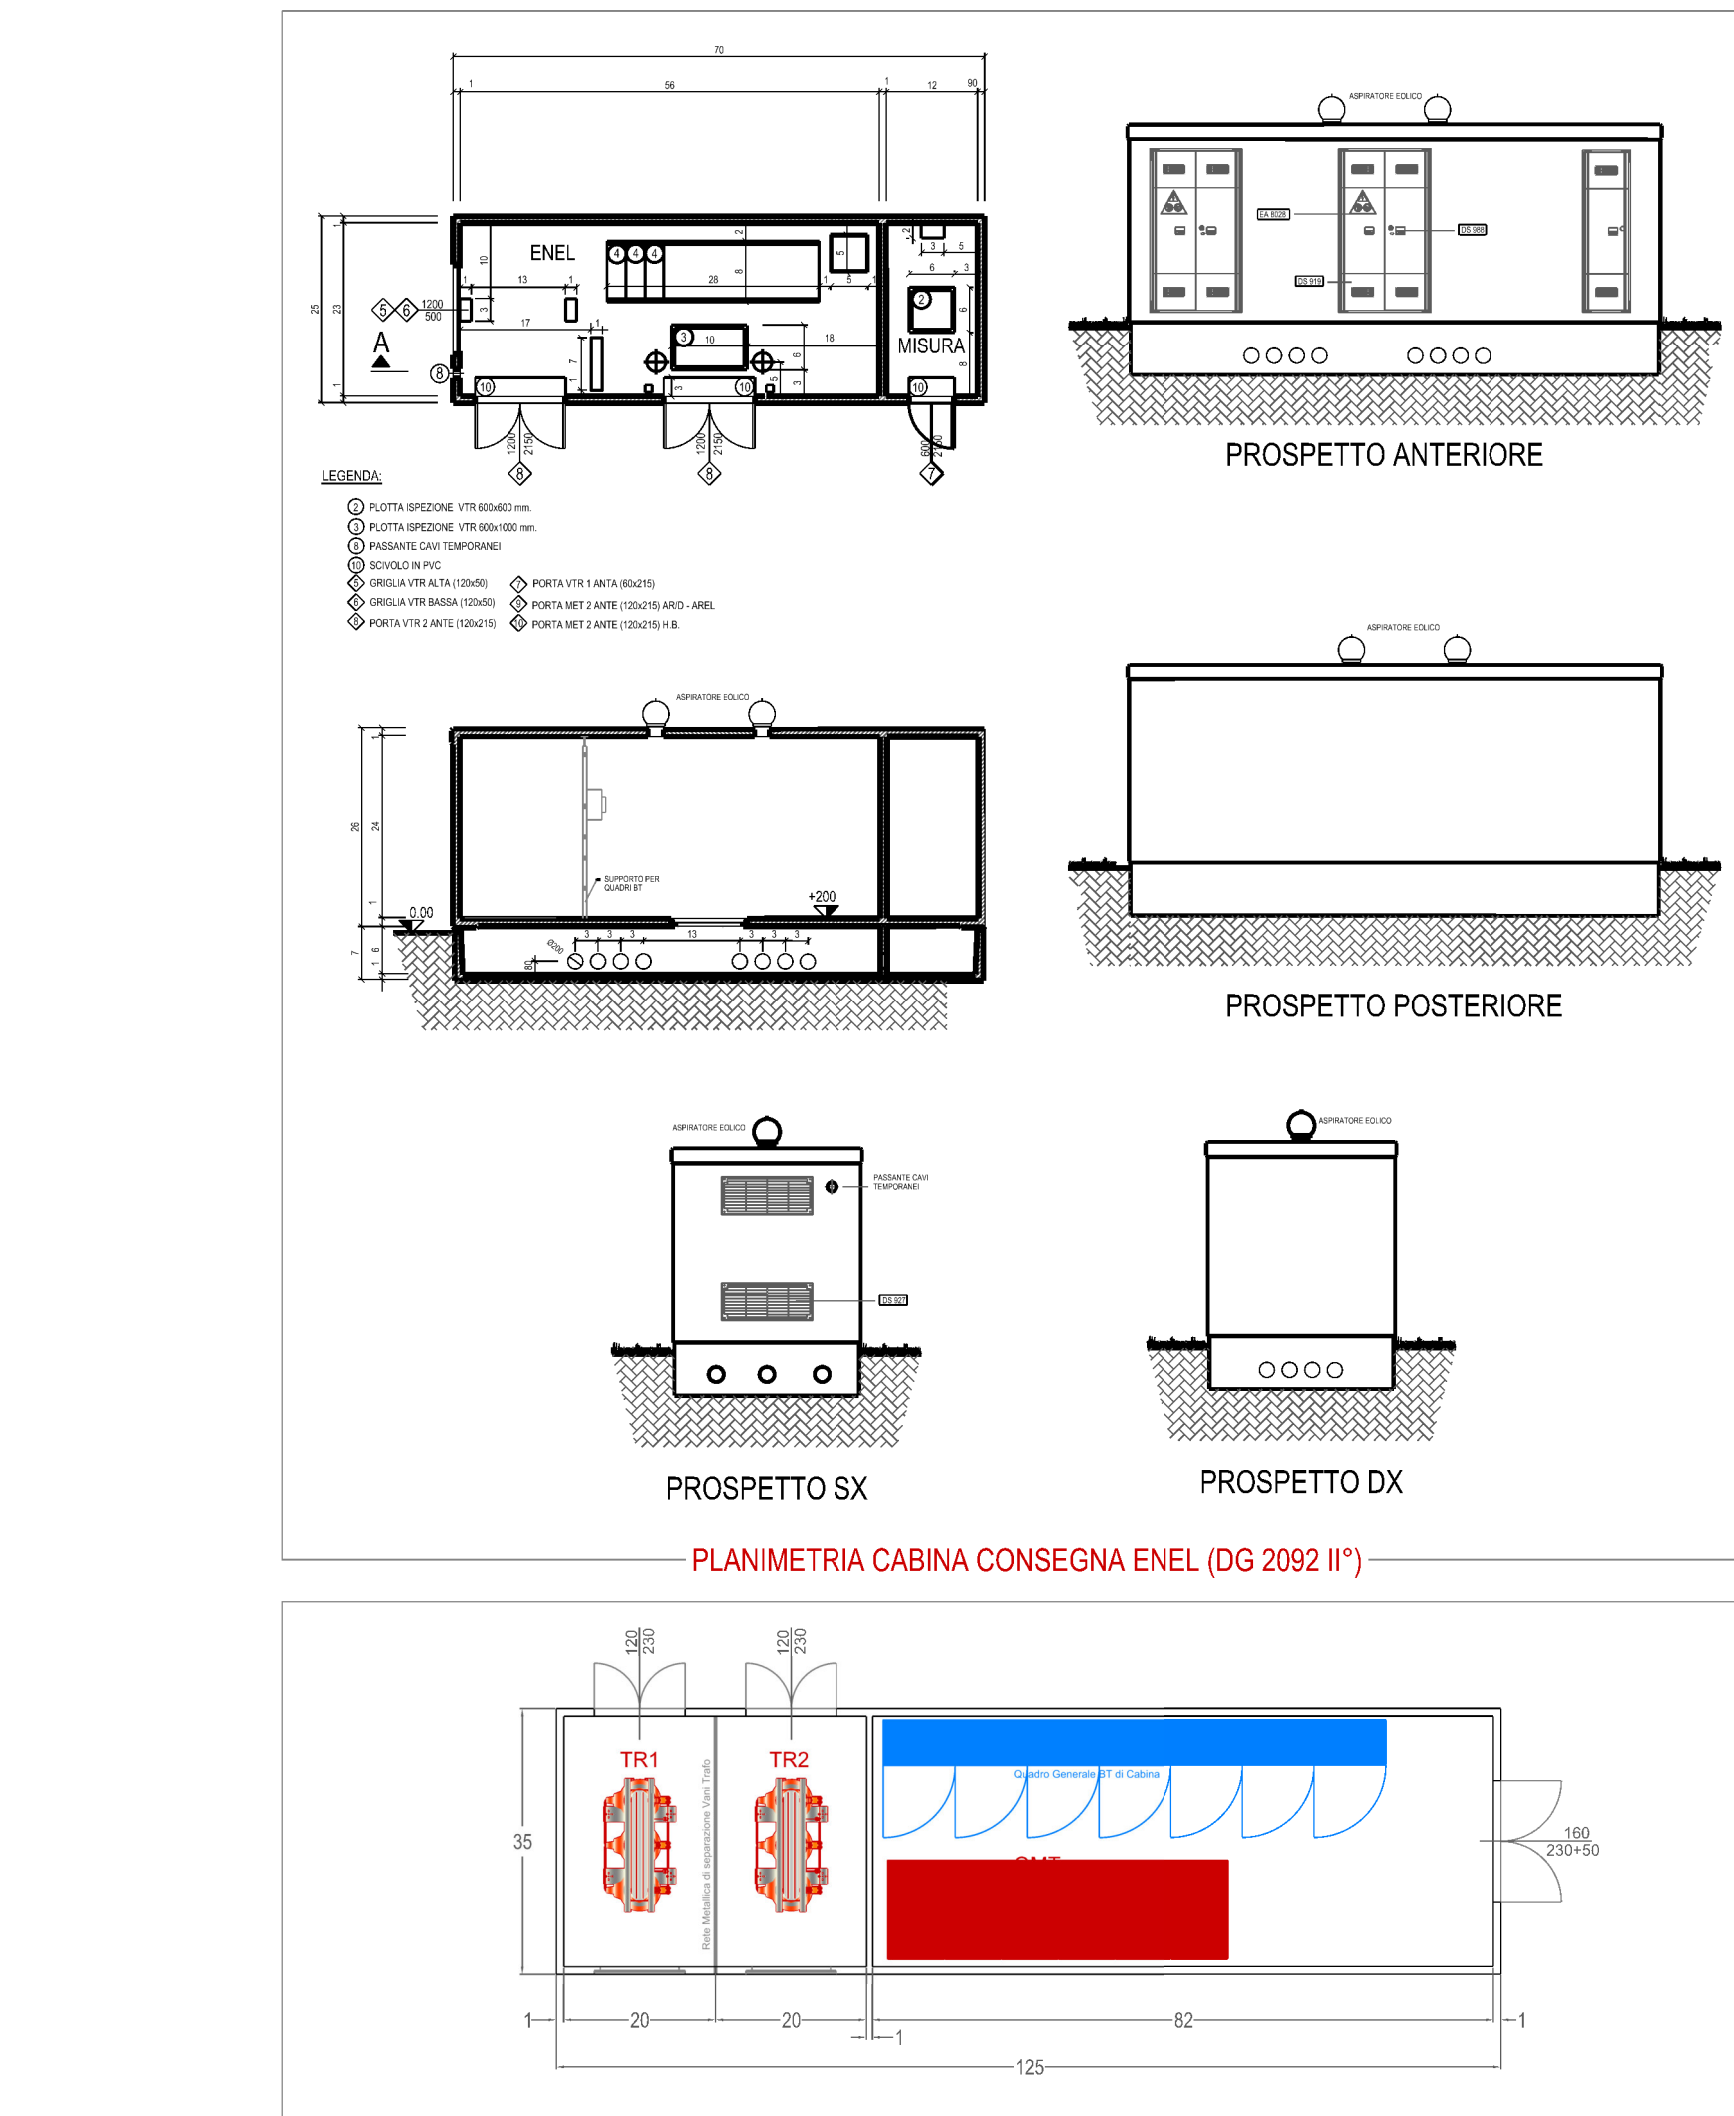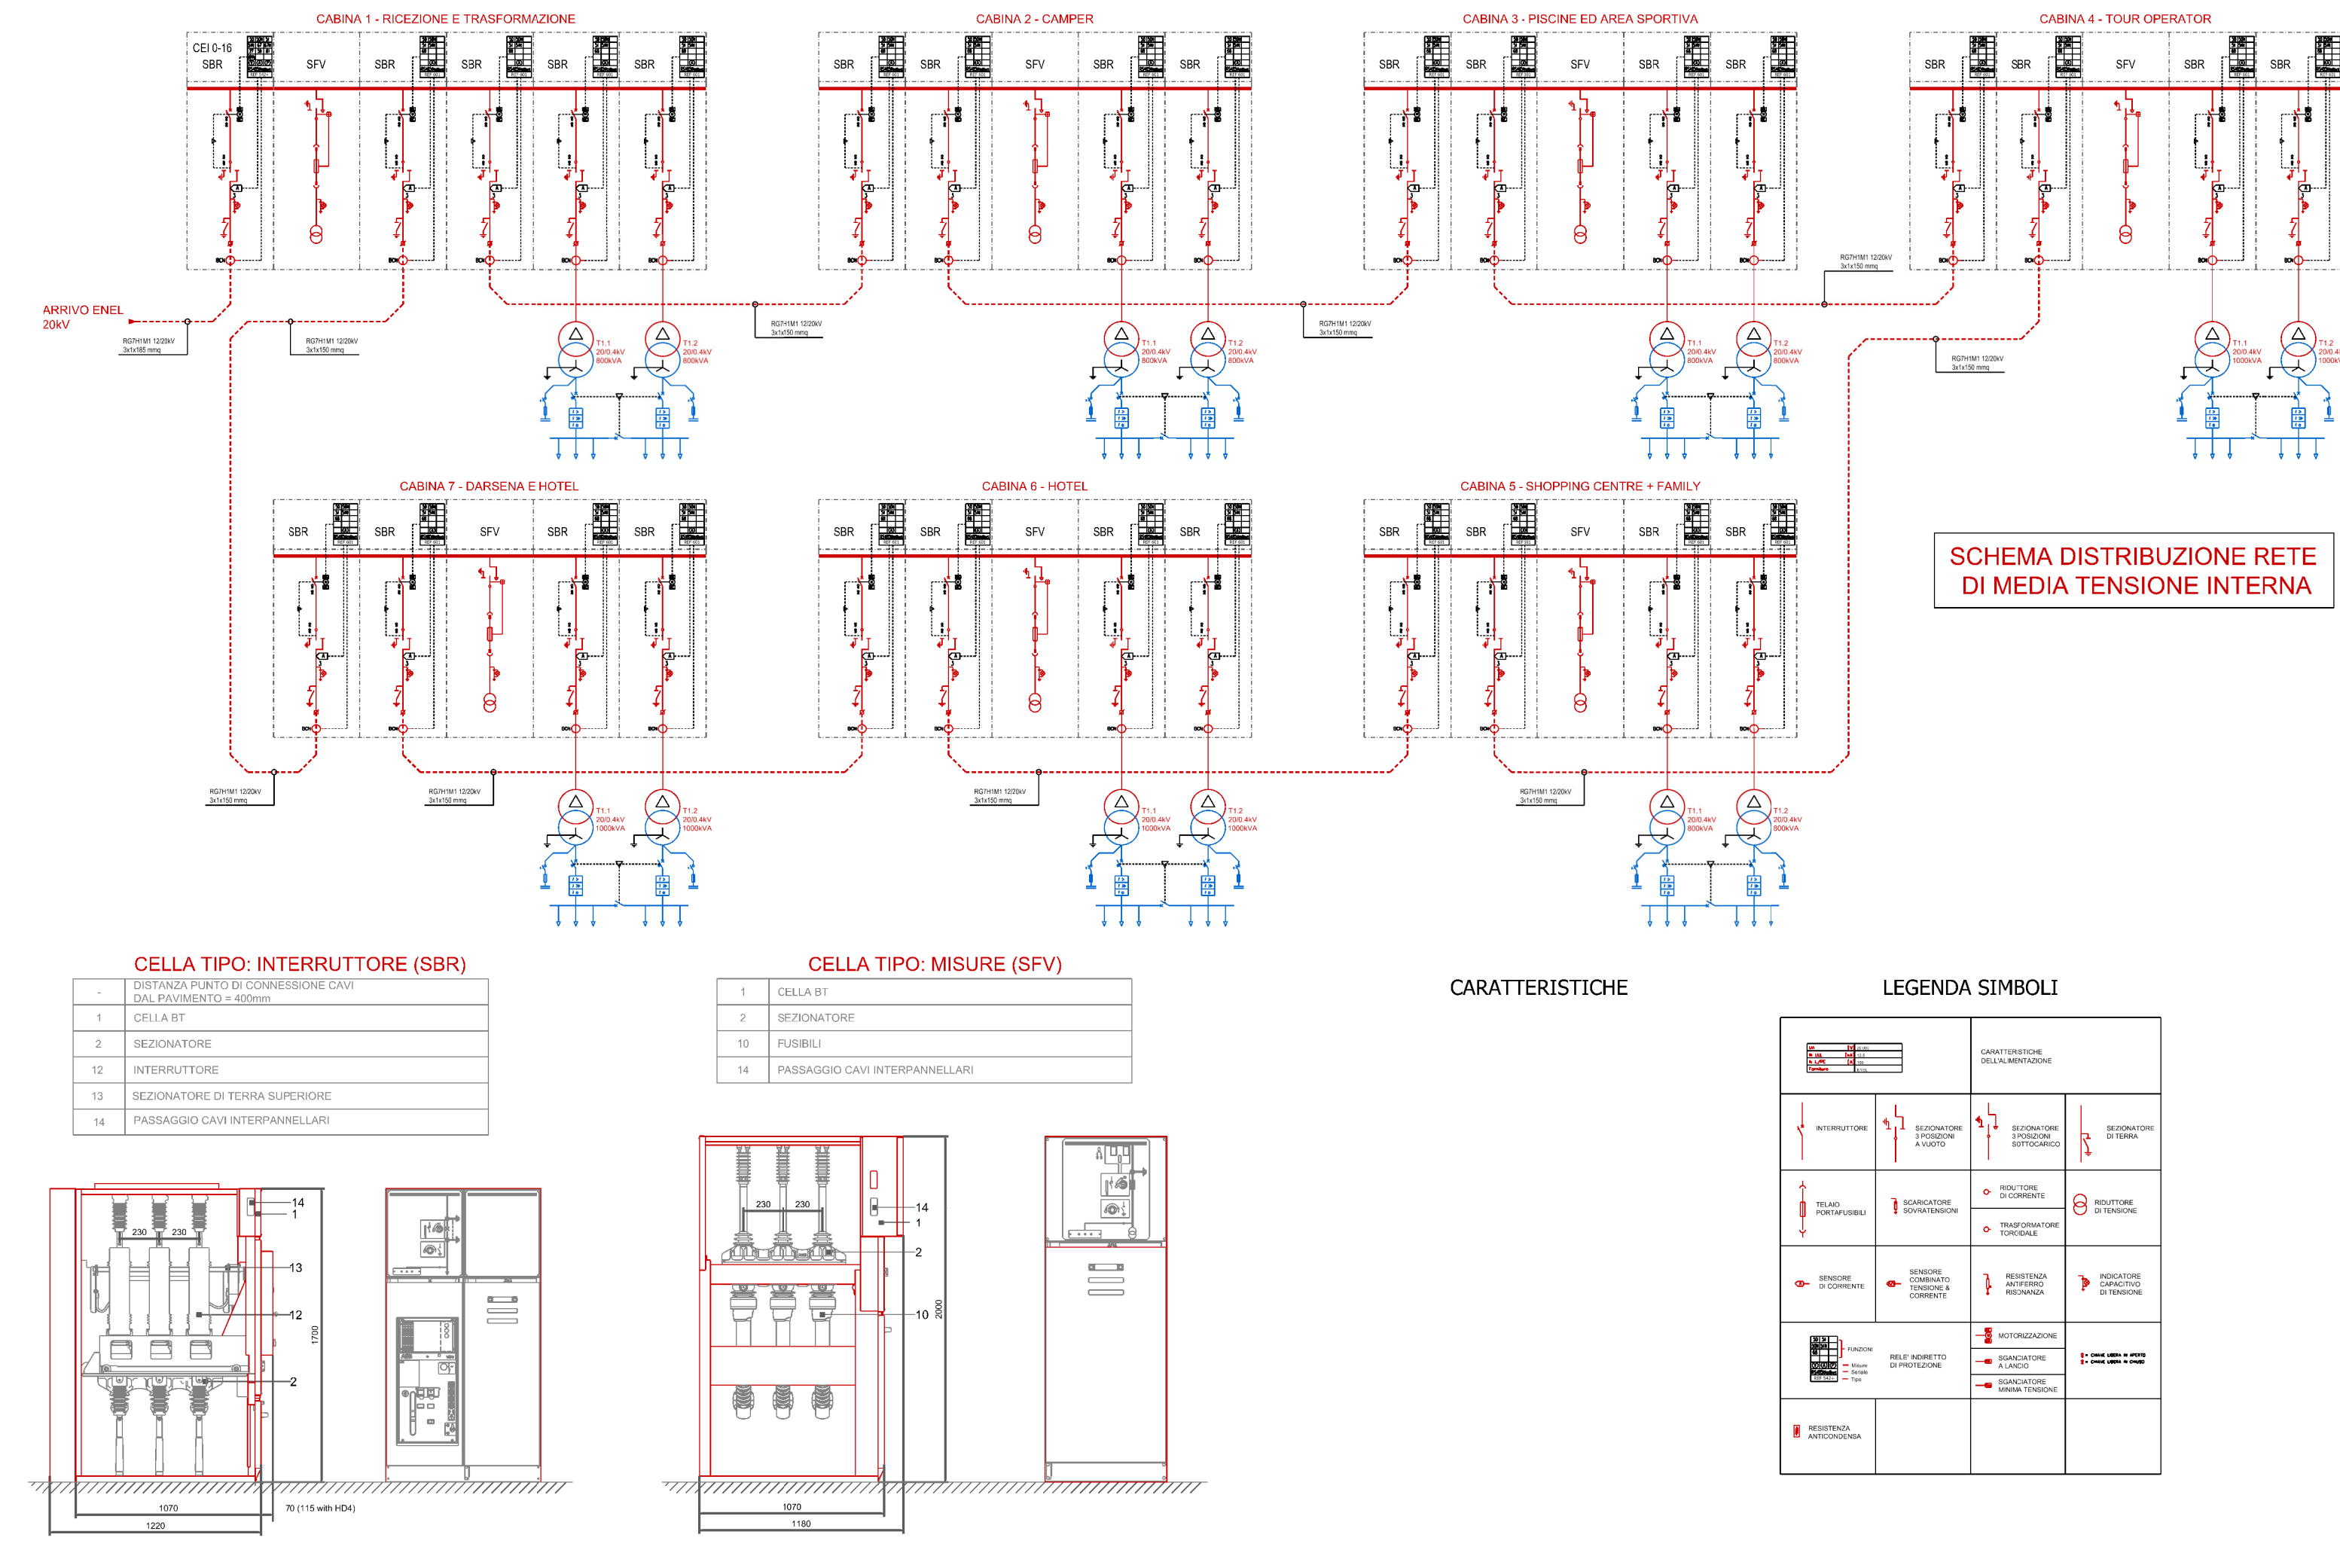

**COMUNE DI ERACLEA**

PROPRIETARIO: NUMERIA S.G.R. S.p.A. Elite Vacanze Gestioni S.r.l.

GRUPPO PROGETTAZIONE: AGRITECO S.C. Studio di Ingegneria H&A Associati srl

PROGETTO: VALLE OSSO

VARIANTE AL PIANO URBANISTICO ATTUATIVO ai sensi dell'art. 19 e 20 L.R. n° 11 del 23 aprile 2004

SCHEMA DELLE INFRASTRUTTURE A RETE

REV.	DATA	FILE	OGGETTO	DIS.	APPR.
1	20/07/17		Aggiornata ai sensi di comunicazione Prot. 1453 del 26/06/2017	AVV.	AVV.
2	20/07/17		Aggiornata ai sensi di comunicazione Prot. 2646 del 14/12/2017	AVV.	AVV.
3	20/07/17		Aggiornata ai sensi di comunicazione Prot. 2646 del 14/12/2017	AVV.	AVV.
4					
5					
6					
7					
8					
9					
10					

ELABORATO IN: E13.2

DATA	REVISIONE	SCALA	FILE	AVV.
PROGETTO	PROL./LUP	DESIGN	VERIFICA	APPROVAZIONE